


- AREA USO CONCESION A PARTIR DEL 6° AÑO
- AREA RESERVADA ENCOTESA POR TODO EL PERIODO DE LA CONCESION

*Handwritten mark resembling a stylized 'F' or '7'.*







		DIRECCION GENERAL INGENIERIA Y ARQUITECTURA	
<b>CORREO CENTRAL</b> <i>Planta Baja.</i> DISTRIBUCION OFICINAS.			
V.º M. PROYECTISTA DE OBRA	DIBUJANTE	FECHA DEL PROYECTO	
V.º M. PROYECTISTA DE INSTALACIONES	V.º M. JEFE CALIFICADO	FECHA DE DIBUJO: NOV. 1990	
V.º M. JEFE DE SECCION <i>Carlos T. Cortes</i> Sr. Carlos T. CORTES	V.º M. DIRECTOR GENERAL	FECHA DE APROBACION:	
V.º M. JEFE DE DIVISION		ESCALA: 1:200	
		NO. CC-2951	

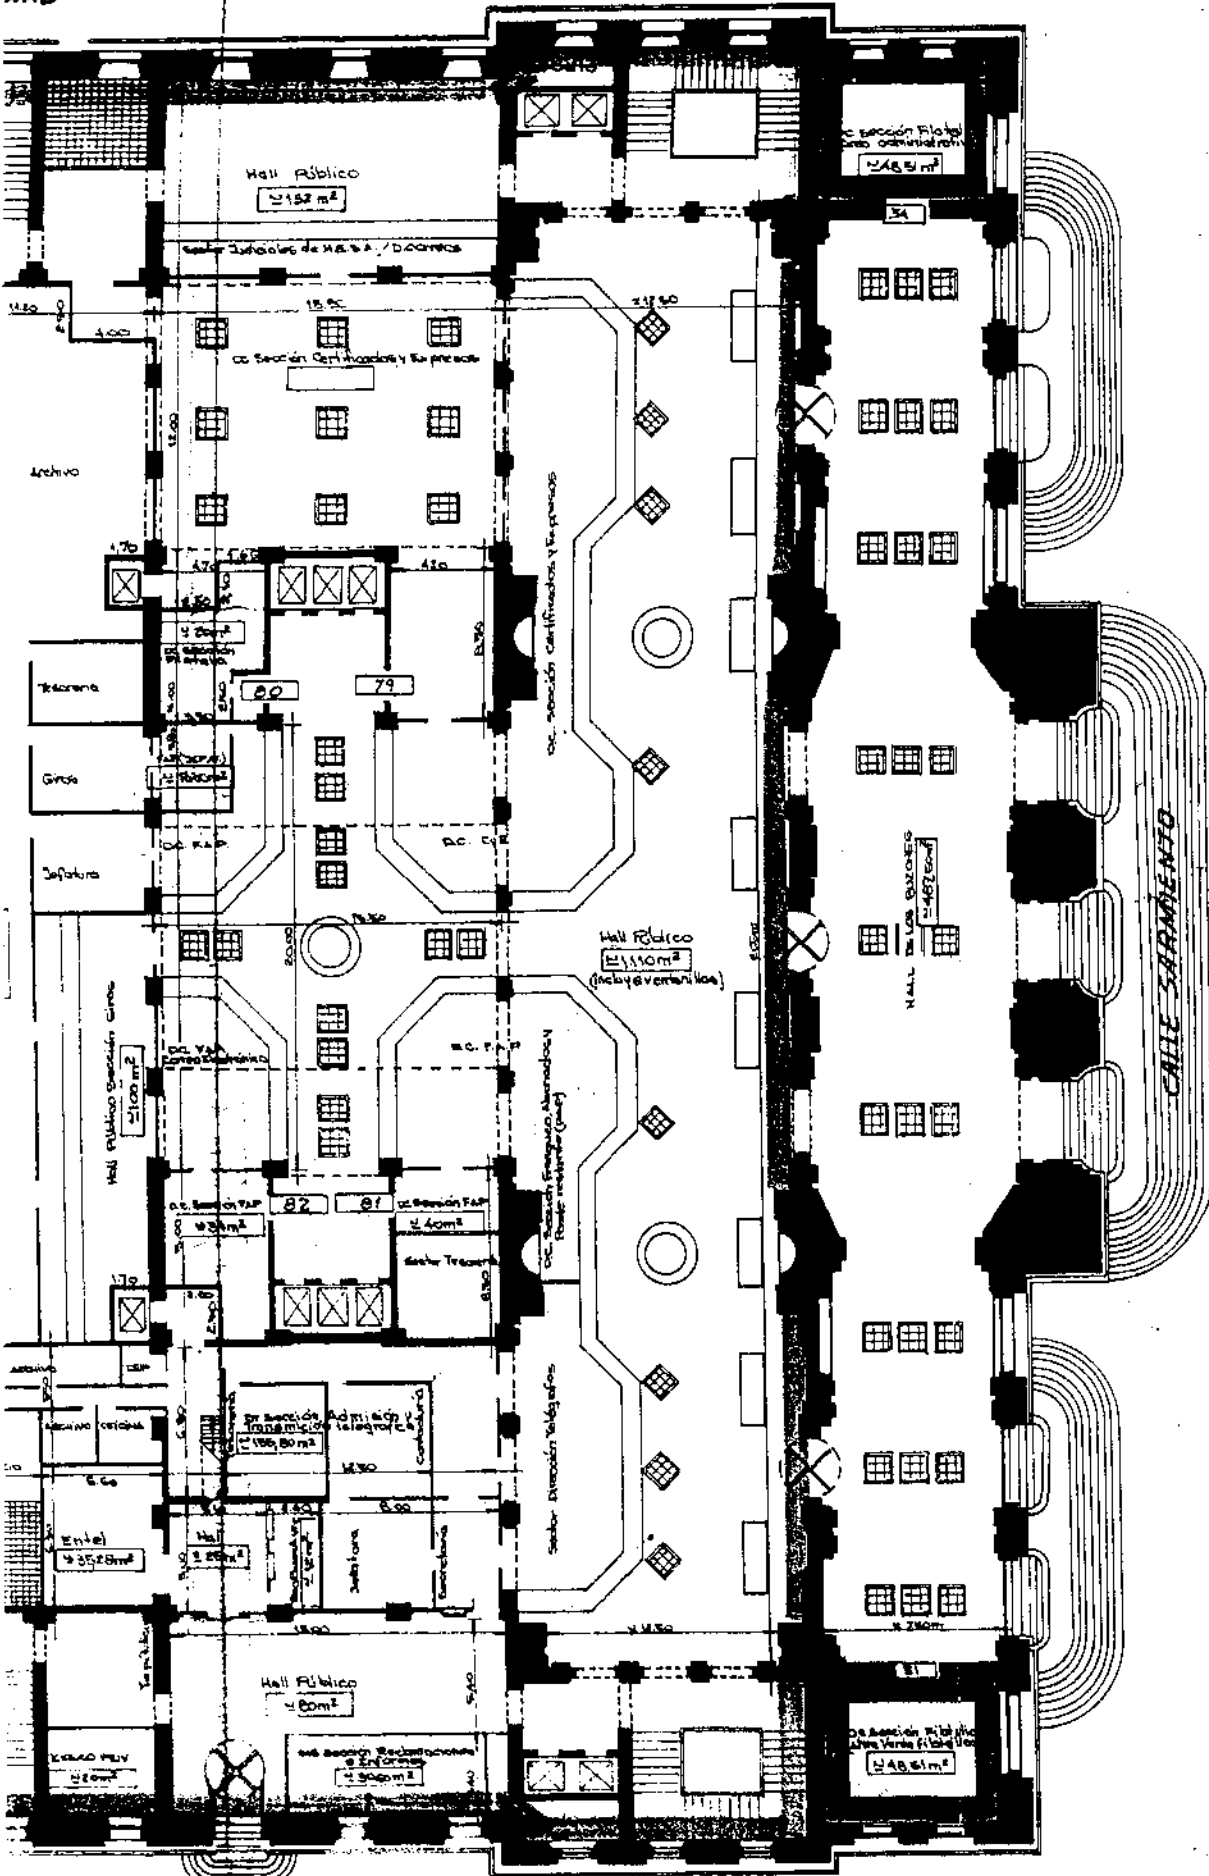

AREA DE A PARTIR  
 AREA RE FOR TODO E

**ENCOTE**  
 ARGENTINA  
**CORREO CE**  
 DISTRIBUCION OFIC  
 V. 2. PROYECTISTA DE OBRA  
 V. 3. PROYECTISTA DE INSTALACIONES  
 V. 4. JEFE DE SEGURIDAD  
 Lic. Carlos T. BORTES  
 V. 5. JEFE DE DIVISION

CALLE BOCHAR

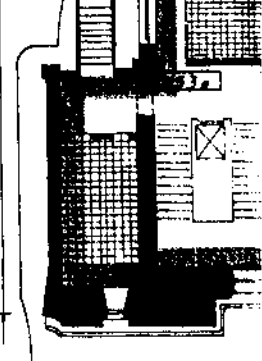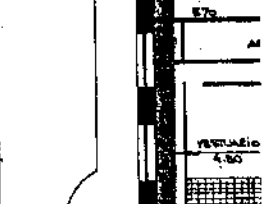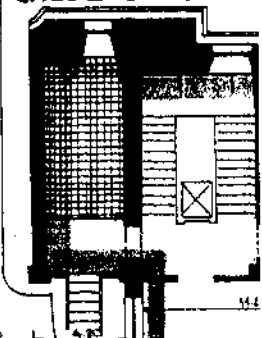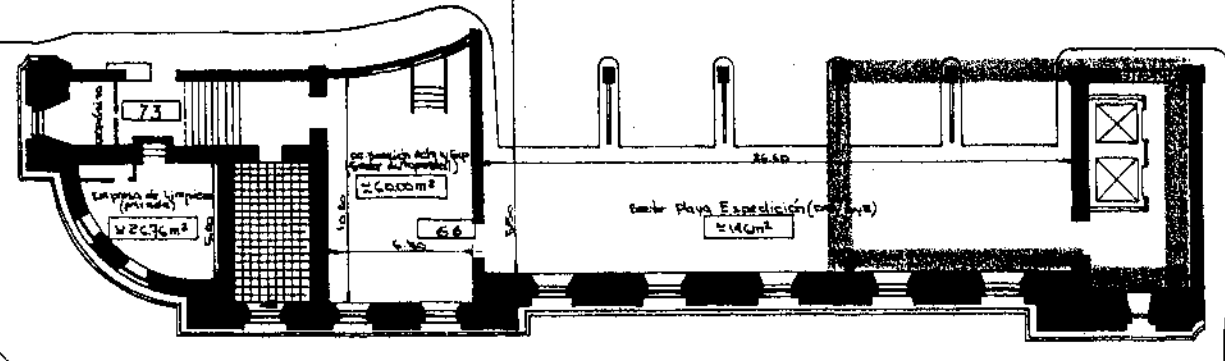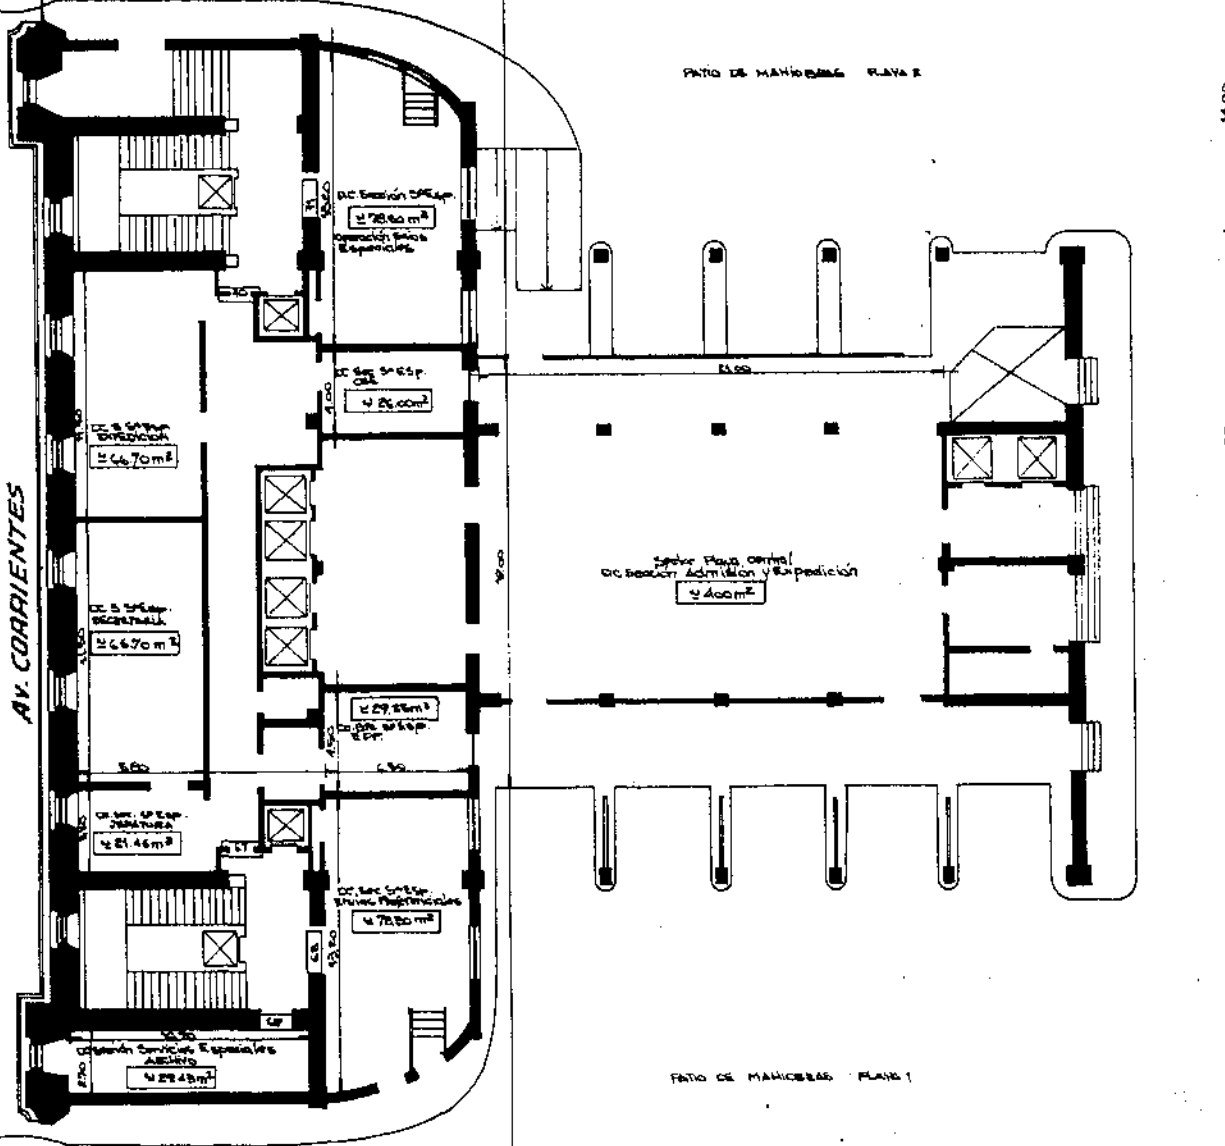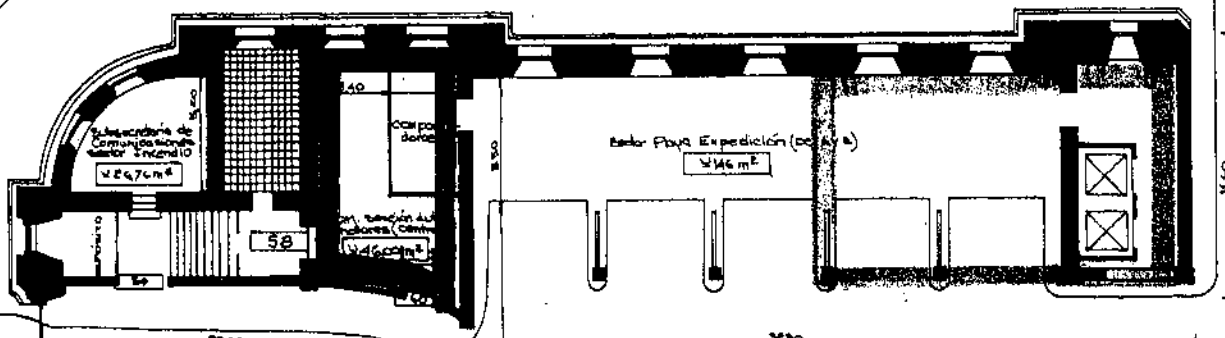

AV. CORRIENTES

11.50  
11.50  
14.00  
14.00  
14.00  
14.00

P.C. Sección Control de Giras  
21408 m²

RESERVA  
4.80

AV. L. N. ALEM



AREA RESERVADO USO CONCESION  
A PARTIR DEL 6º AÑO

SARMIENTO


*Handwritten mark resembling a stylized 'F' or '7'.*

*Rehecho por deterioro*

		DIRECCION GENERAL INGENIERIA Y ARQUITECTURA	
<b>CORREO CENTRAL</b> <i>PLANTA PISO 1º DISTRIBUCION OFICINAS</i>			
VI. SR. PROYECTISTA DE OBRA	DIBUJANTE <i>[Signature]</i>	FECHA DEL PROYECTO	
VI. SR. PROYECTISTA DE INSTALACIONES	VI. SR. JEFE DE DIBUJO	FECHA DE DIBUJO: <i>Mayo 1993</i>	
VI. SR. JEFE DE SECCION	VI. SR. DIRECTOR GENERAL	FECHA DE APROBACION:	
VI. SR. JEFE DE SECCION		Escala: <i>1:200</i>	
VI. SR. JEFE DE SECCION		Nº <b>CC-3014</b>	

*Atte. GONZALO R. BORTOLUZZI  
Jefe de División (DIA-BOC)*

5000'' RD

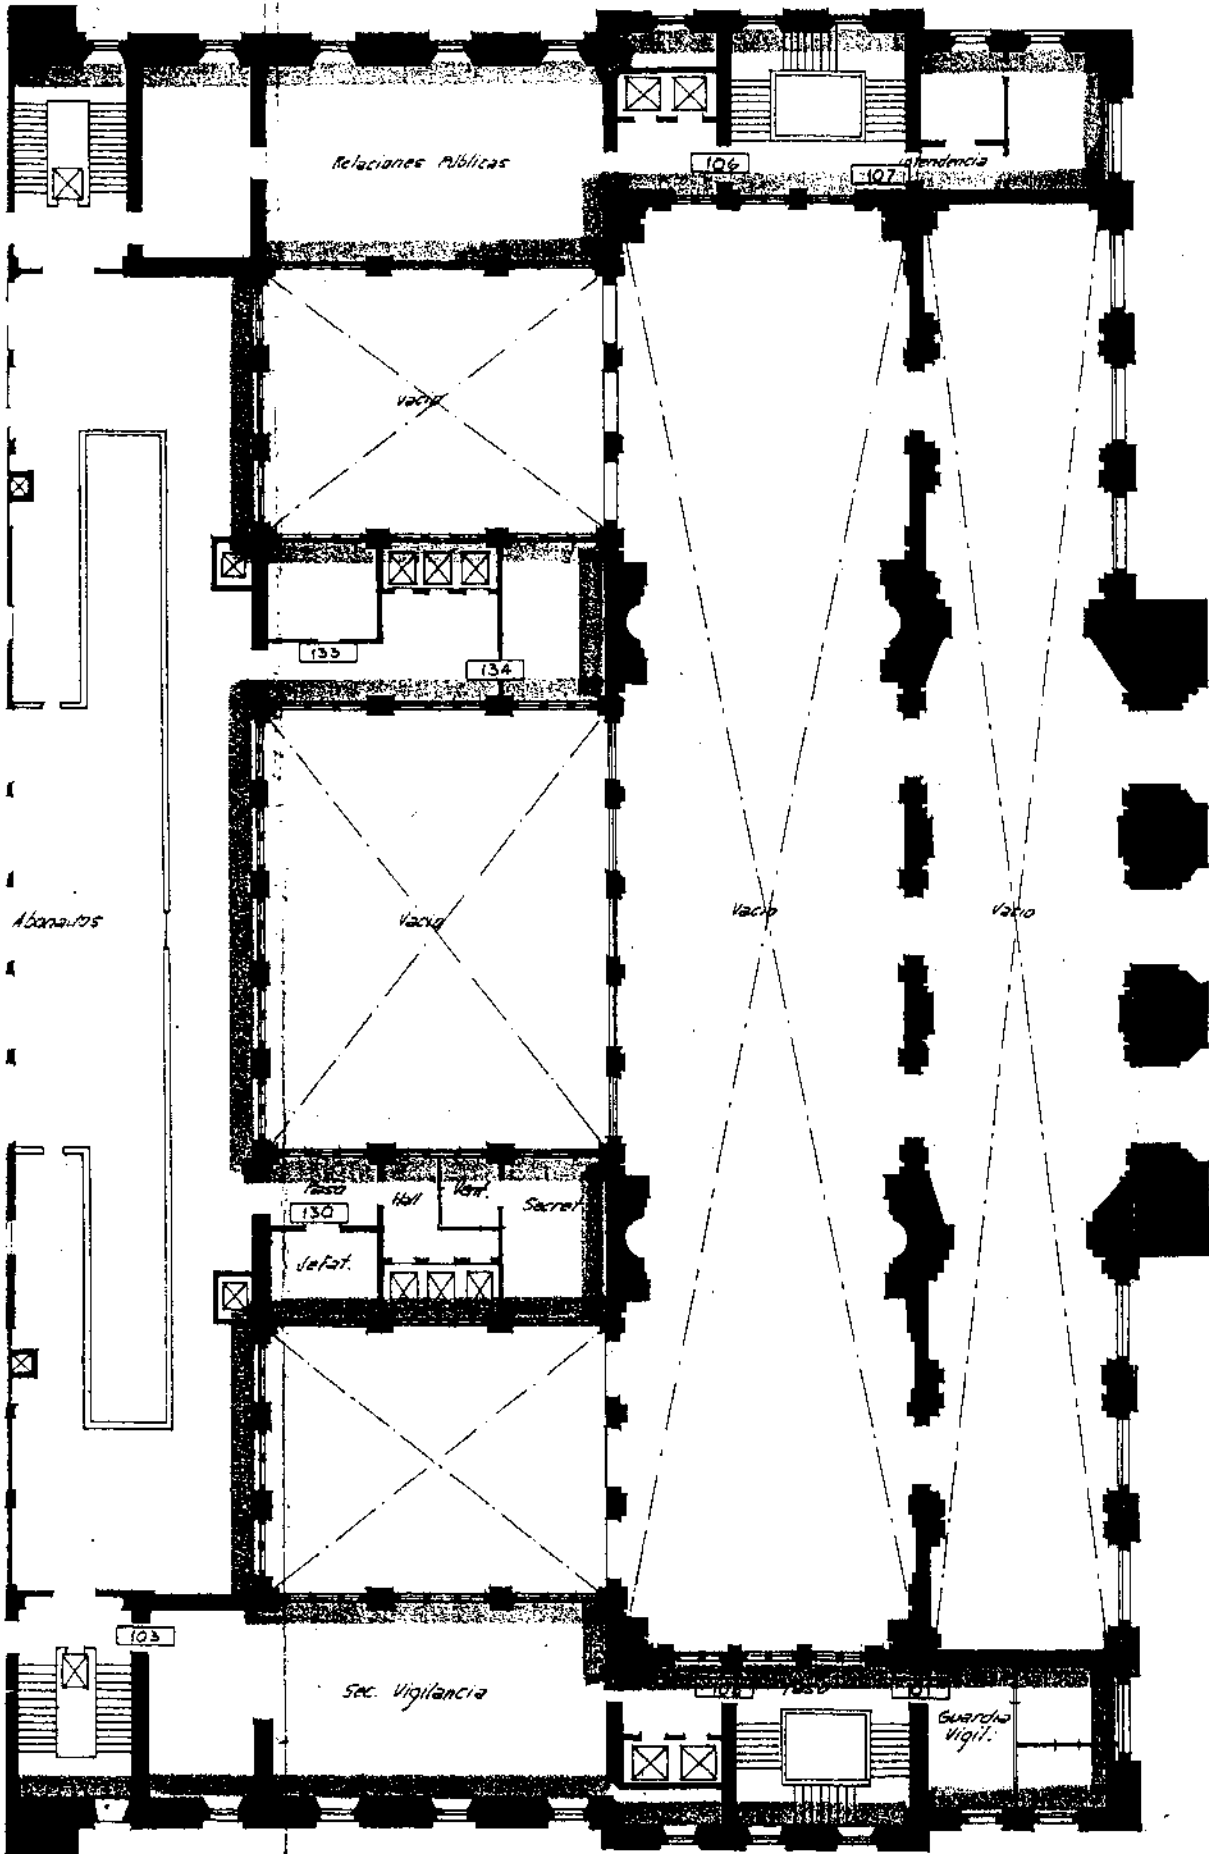

ARE  
A P

SARMIENTO

Rehecho p.



CORRI  
PLANTA


VI. SR. PROYECTISTA

VI. SR. JEFE DE SEC

VI. SR. JEFE DE SEC  
VI. SR. JEFE DE SEC

ARE. GARCIA  
Jefe de Divisi

AV. L. N. ALEM

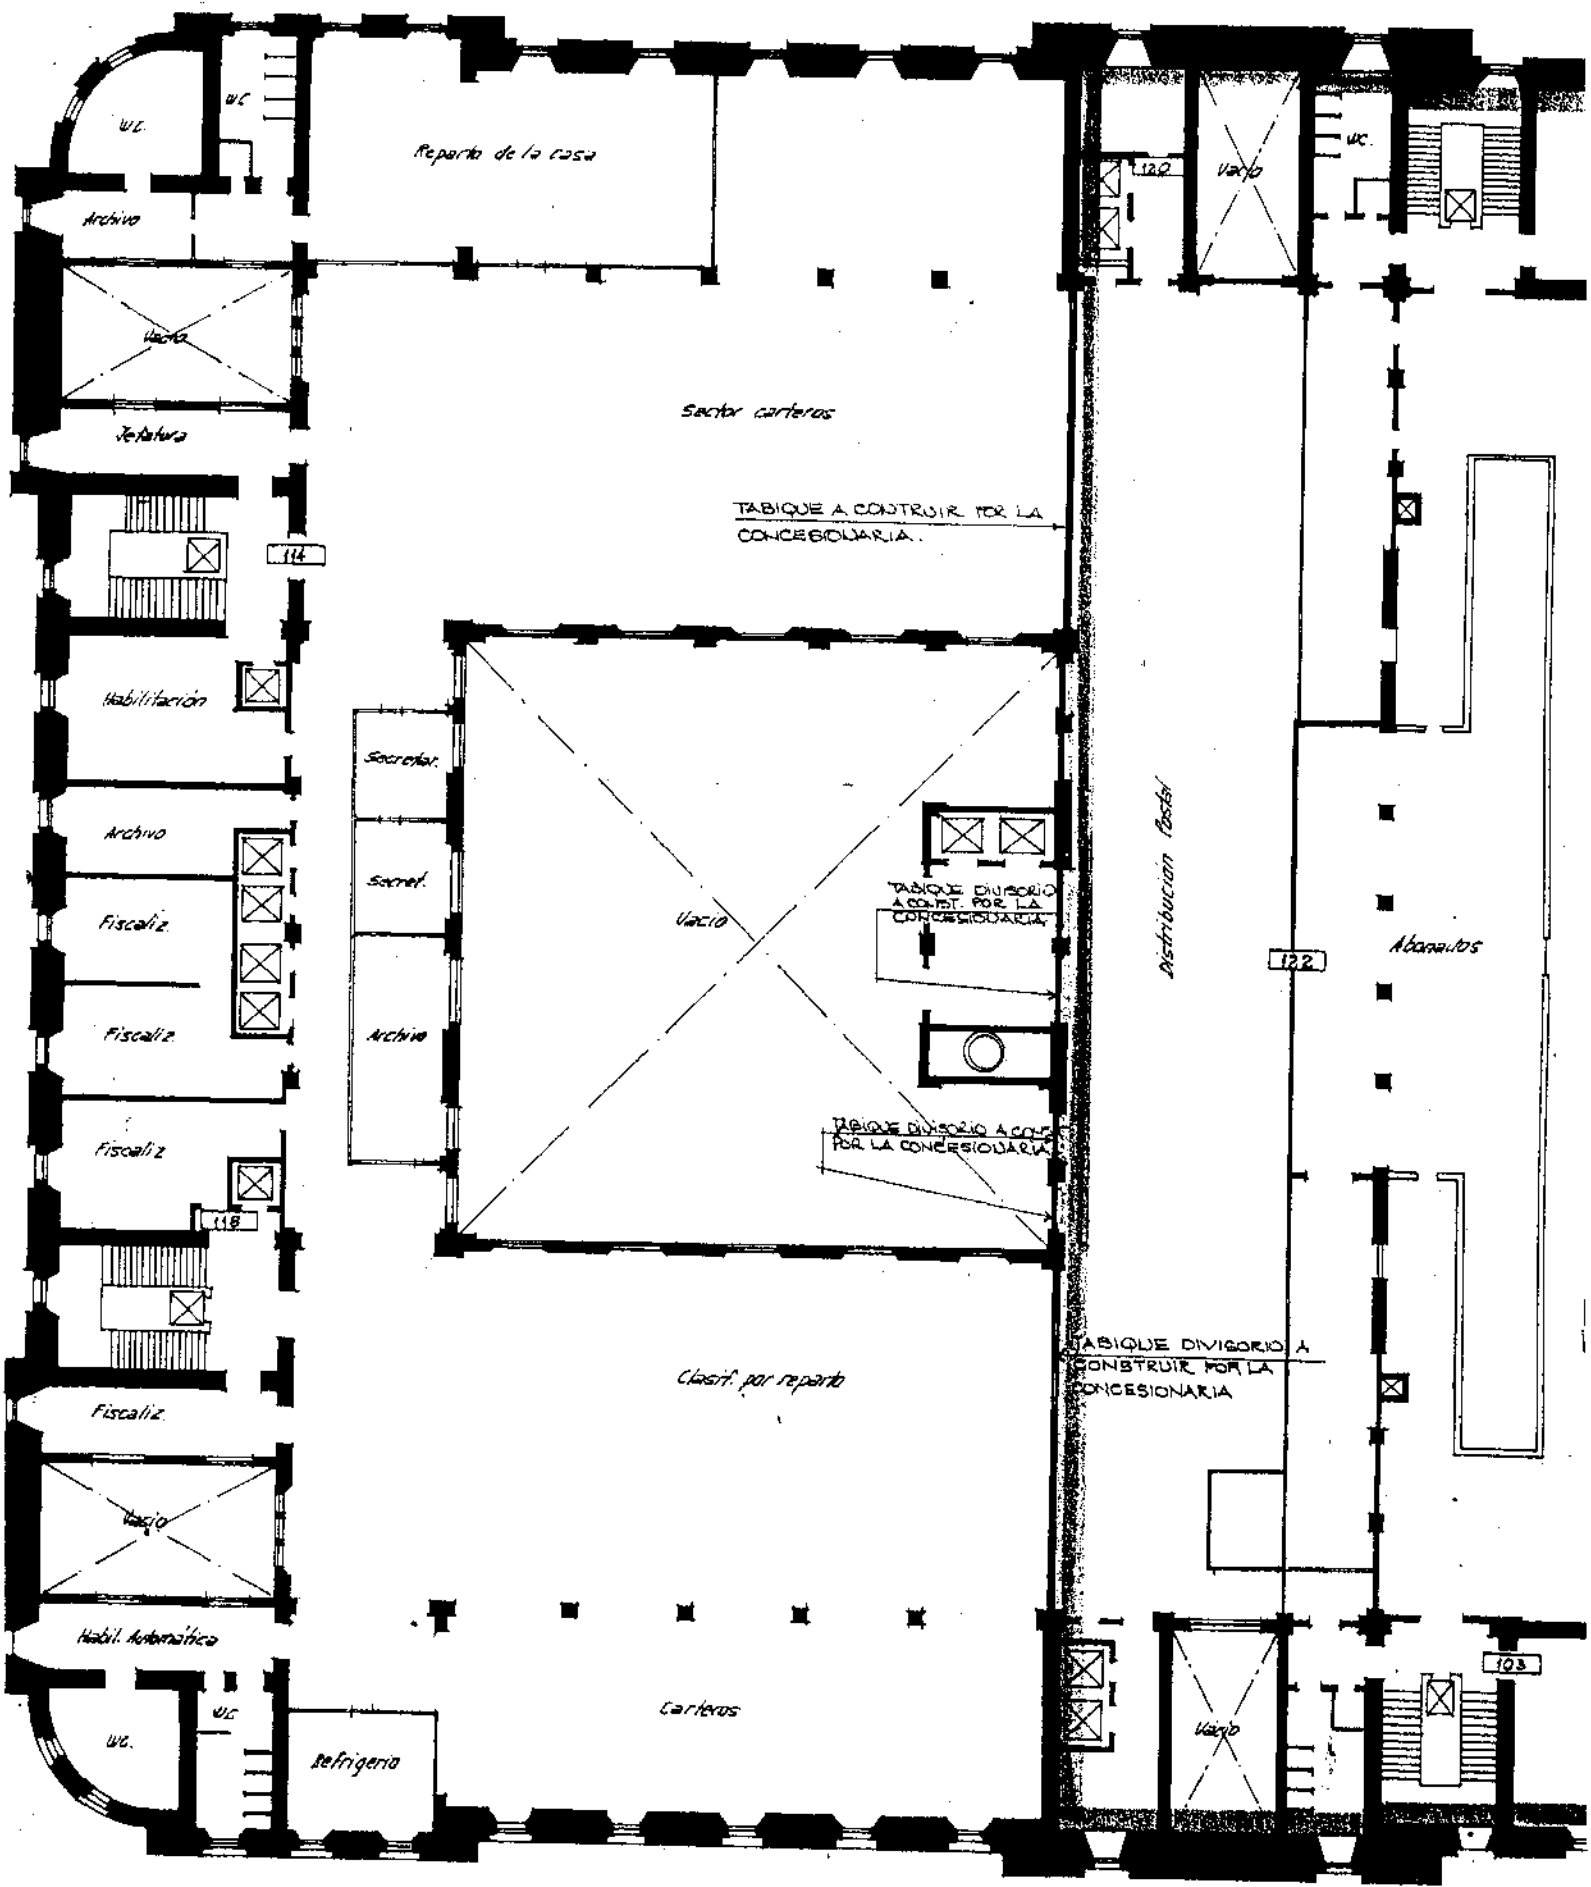




AREA RESERVADA ENCOTESA  
POR TODO EL PERIODO DE LA CONCESION

47


<b>CORREO CENTRAL PLANTA 2º PISO</b> DISTRIBUCION OFICINAS		
		CC-2952

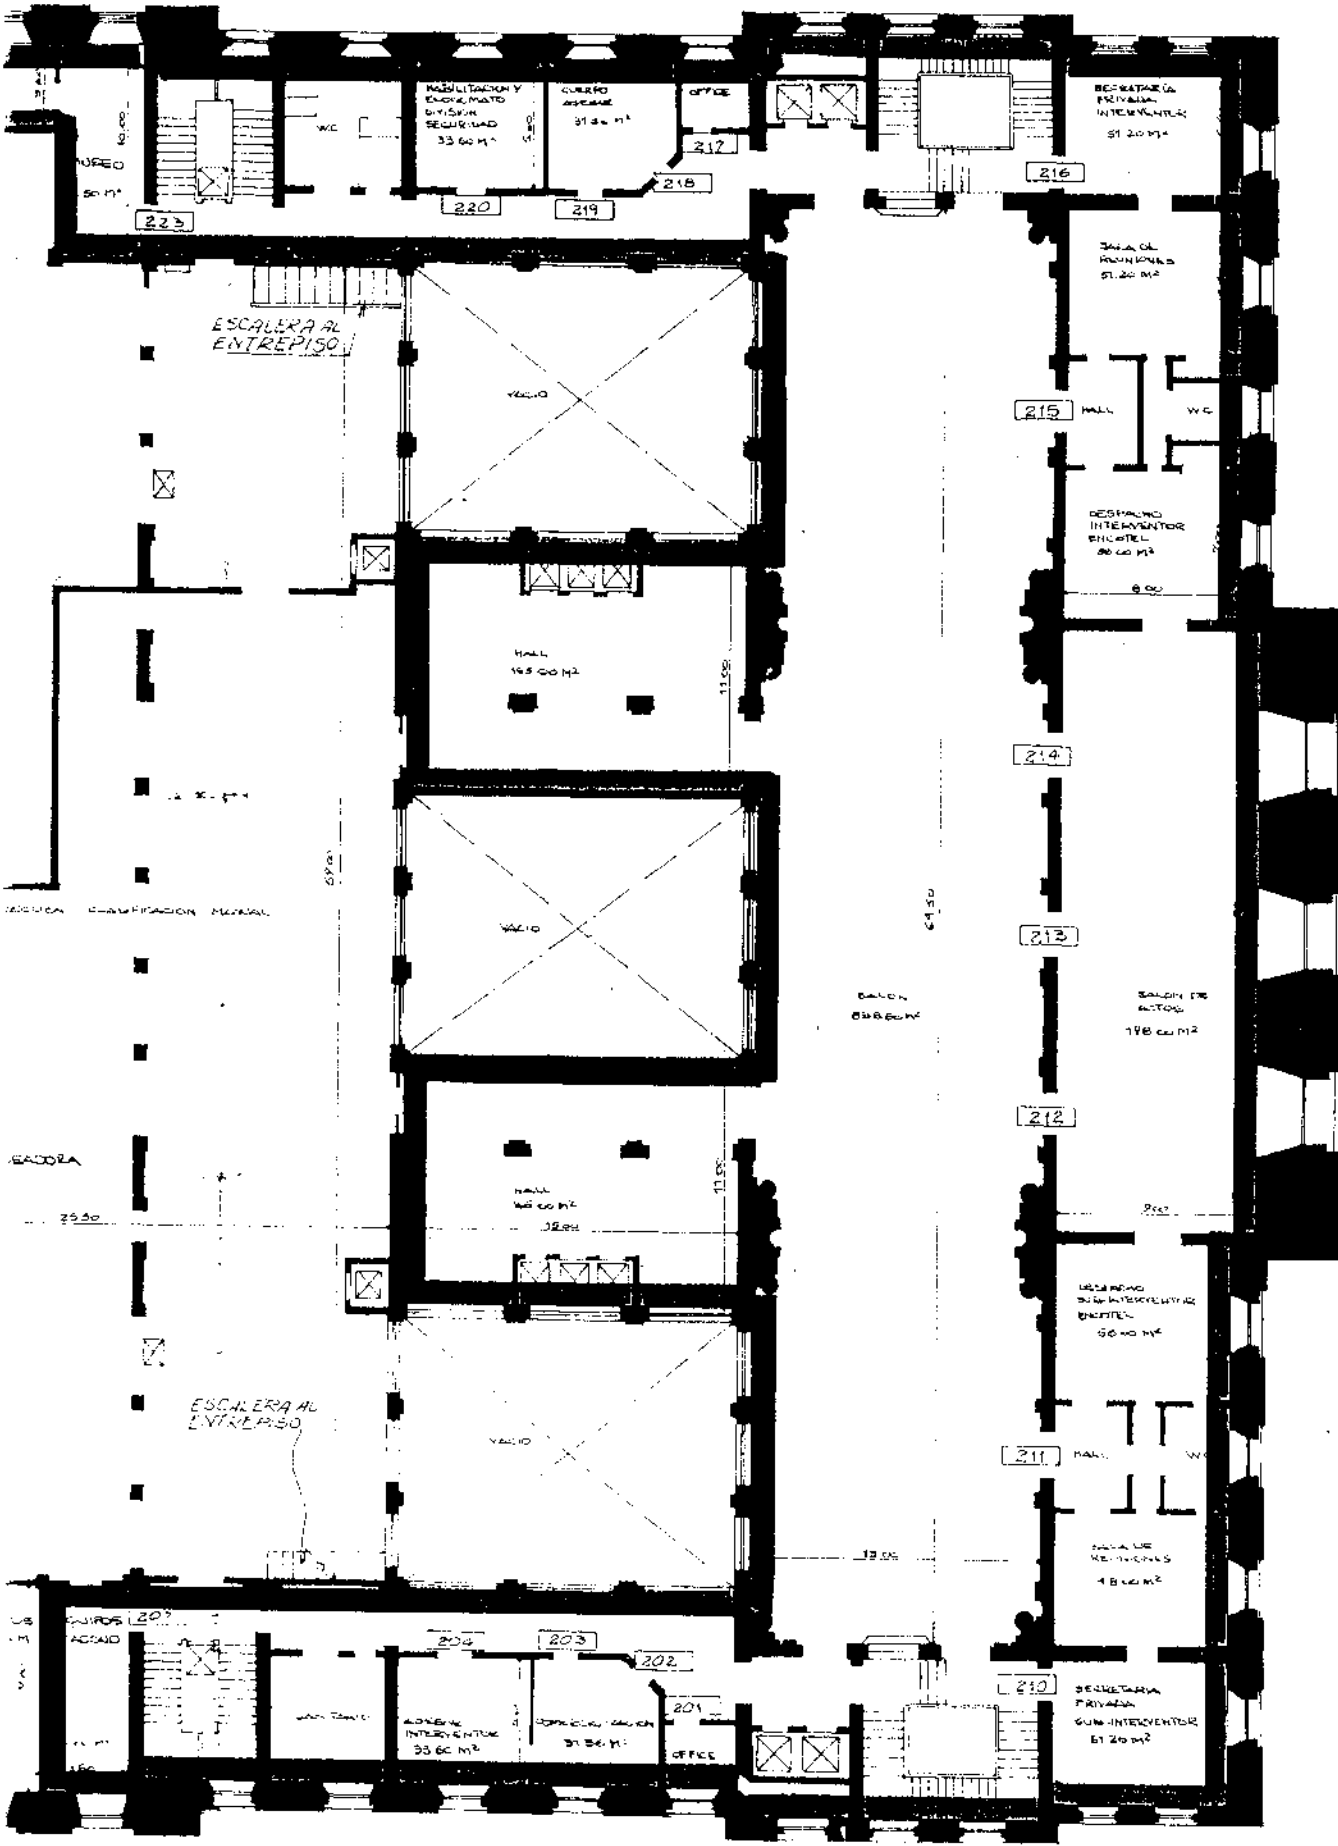

A  
F




CALLE BOUCHARD

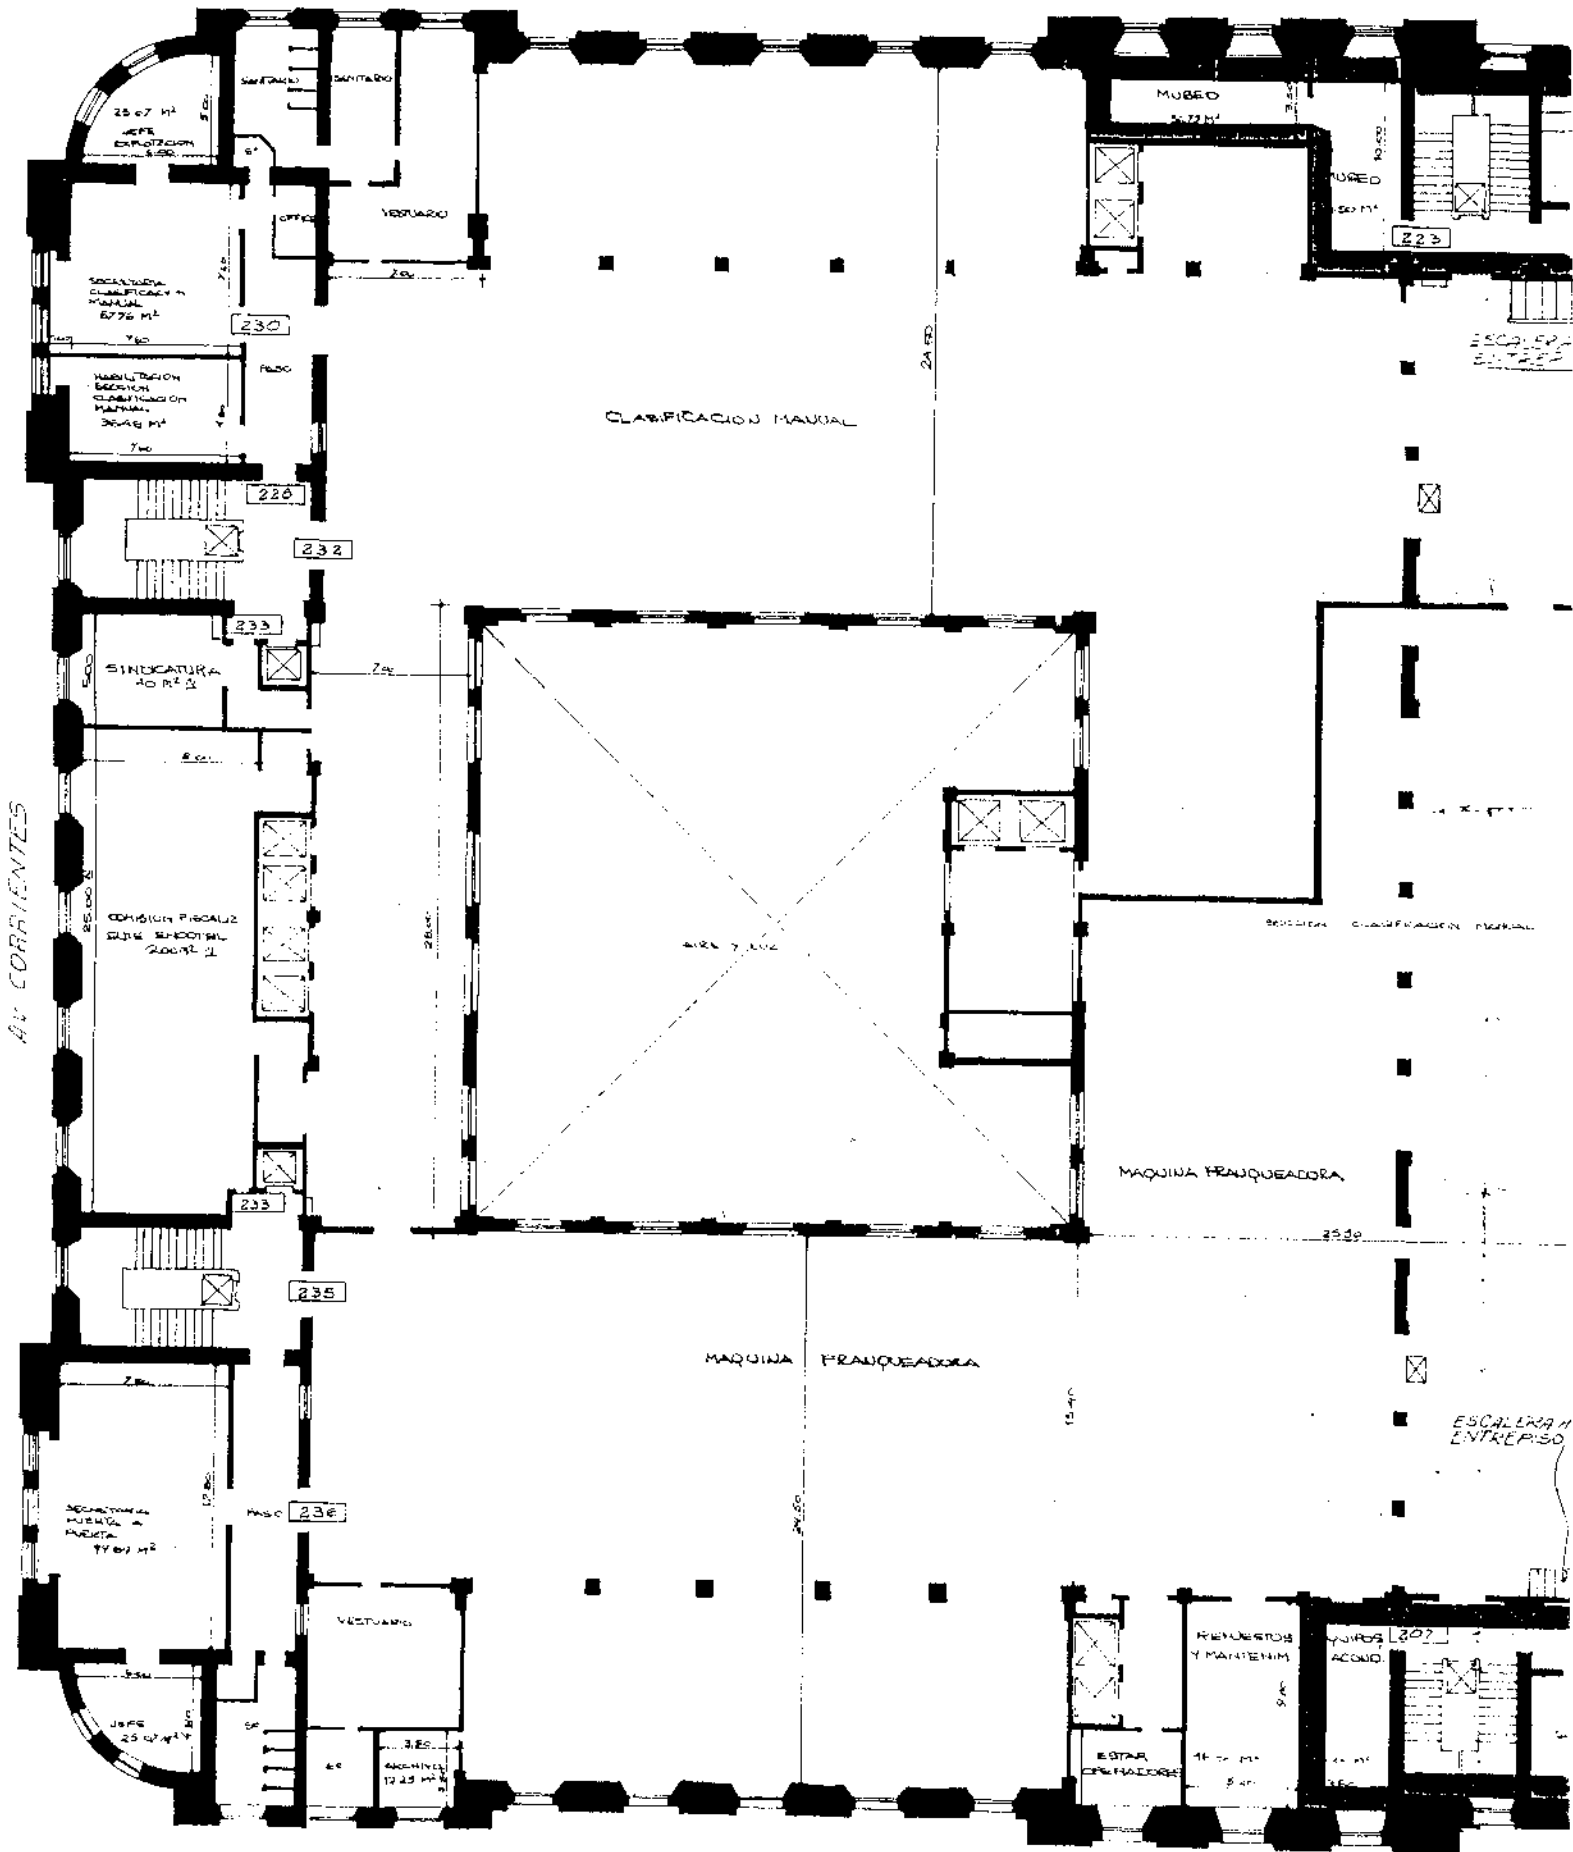

AV. CORRIENTES

AV. L. N. ALEM

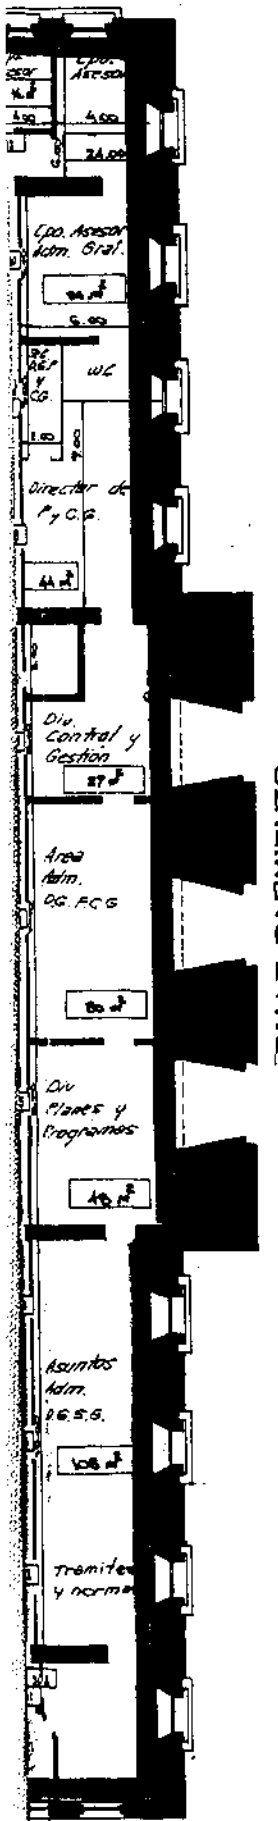

■ AREA RESERVADA ENCOTESA  
POR TODO EL PERIODO DE LA CONCESION

CALLE SARMIENTO


7

REHECHO POR DETERIORO

		DIRECCION GENERAL INGENIERIA Y ARQUITECTURA	
<b>CORREO CENTRAL PLANTA 3º PISO</b> DISTRIBUCION OFICINAS			
V. EN. PROYECTISTA DE OBRAS	DIBUJANTE <b>PETRONI RUBEN</b>	FECHA DEL PROYECTO	
V. EN. PROYECTISTA DE INSTALACIONES	V. EN. JEFE DE DIBUJO	FECHA DE DIBUJO: 14/10/1975	
V. EN. JEFE DE SECCION Jefe de Sección (DIA-PO)	V. EN. DIRECTOR GENERAL	FECHA DE APROBACION	
V. EN. JEFE DE DIVISION	(Signature)	ESCALA: 1:200	
(Signature)		N° <b>CC-3015</b>	


Arq. CORONEL MONTES  
Jefe de División (DIA-PO)


LLE 30' HARD

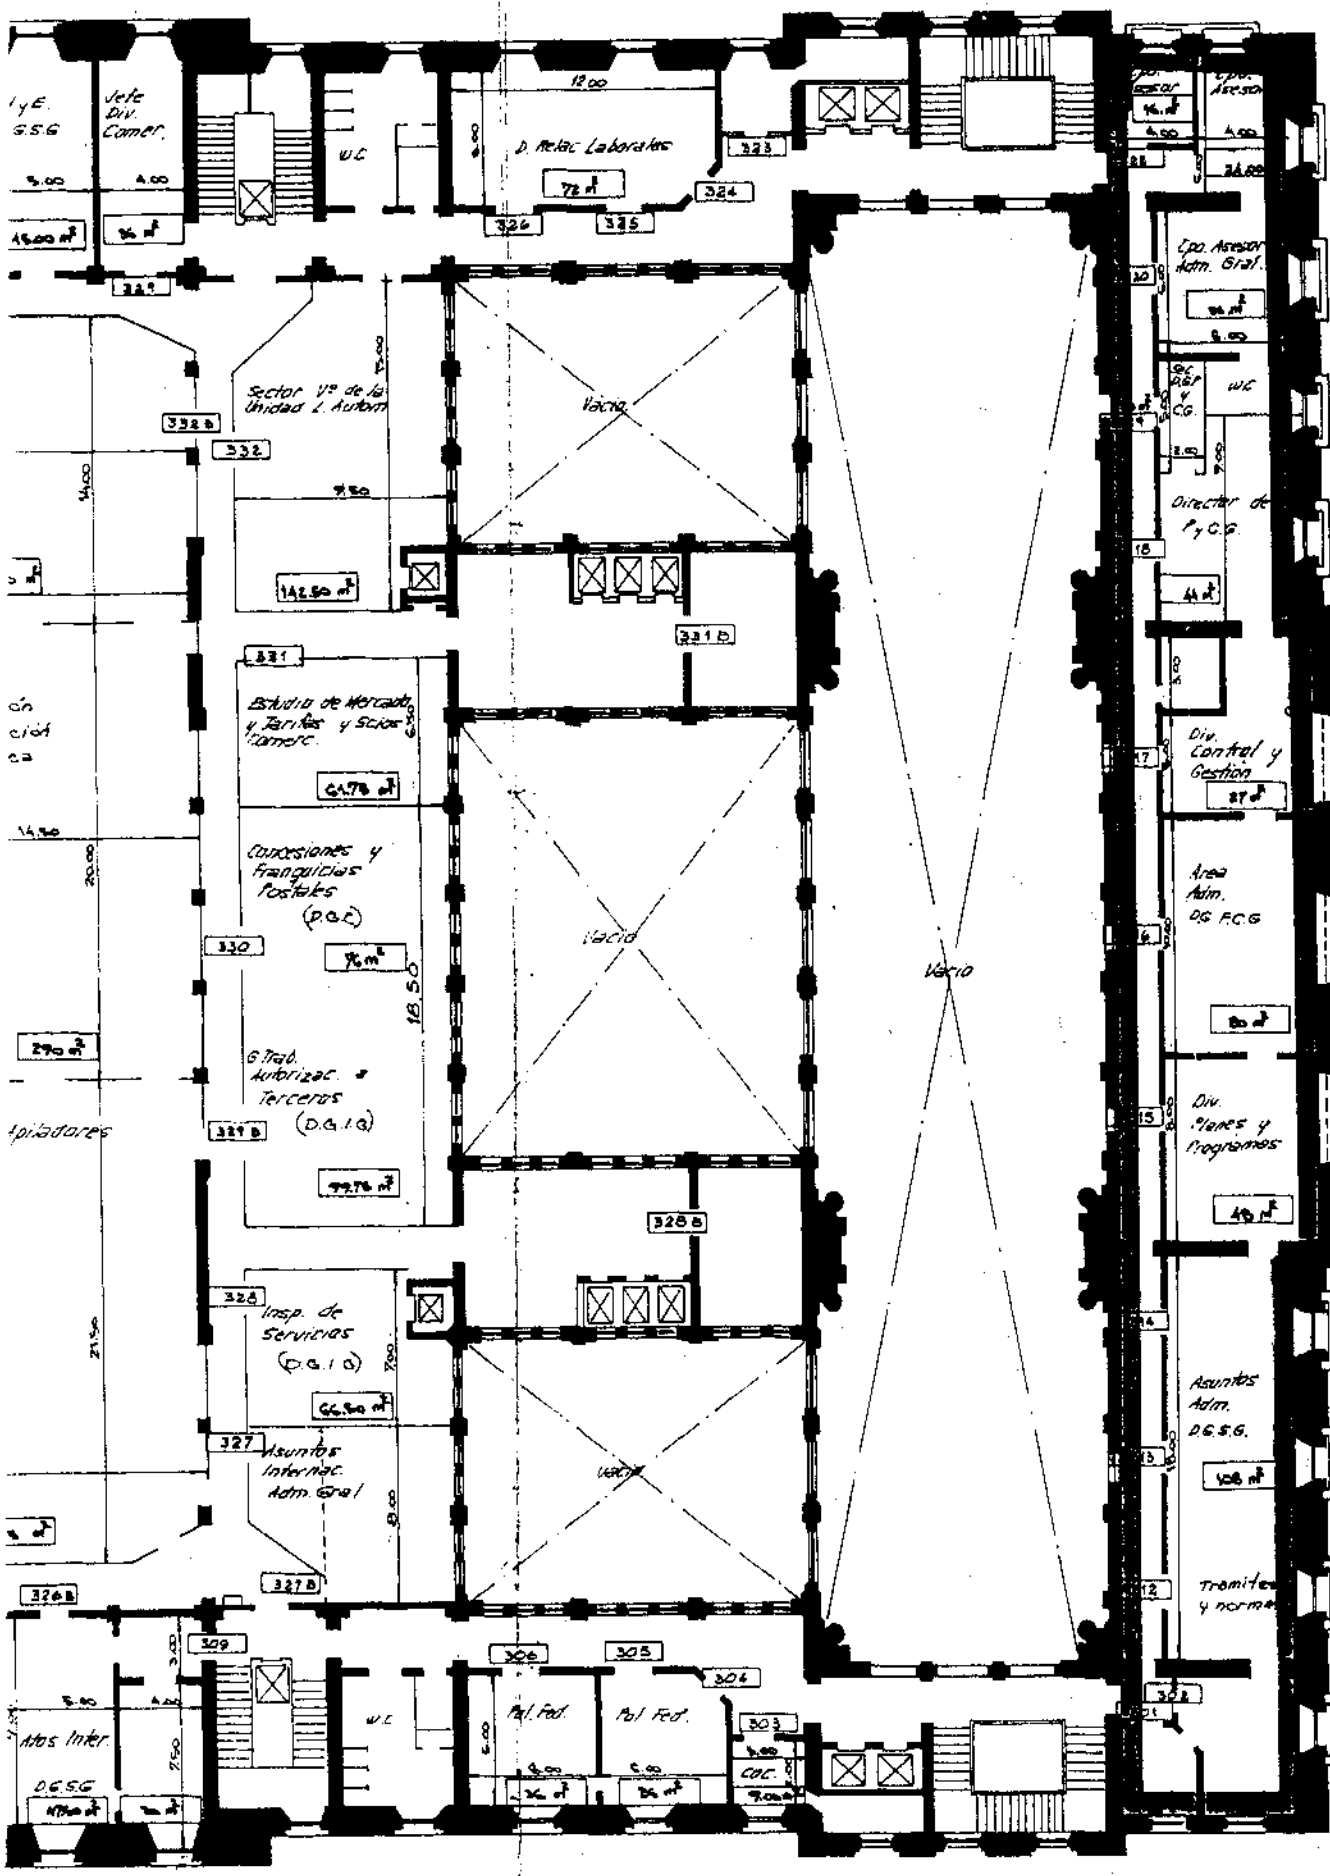

CALLE GARMIENTO

PLAN ALIM.

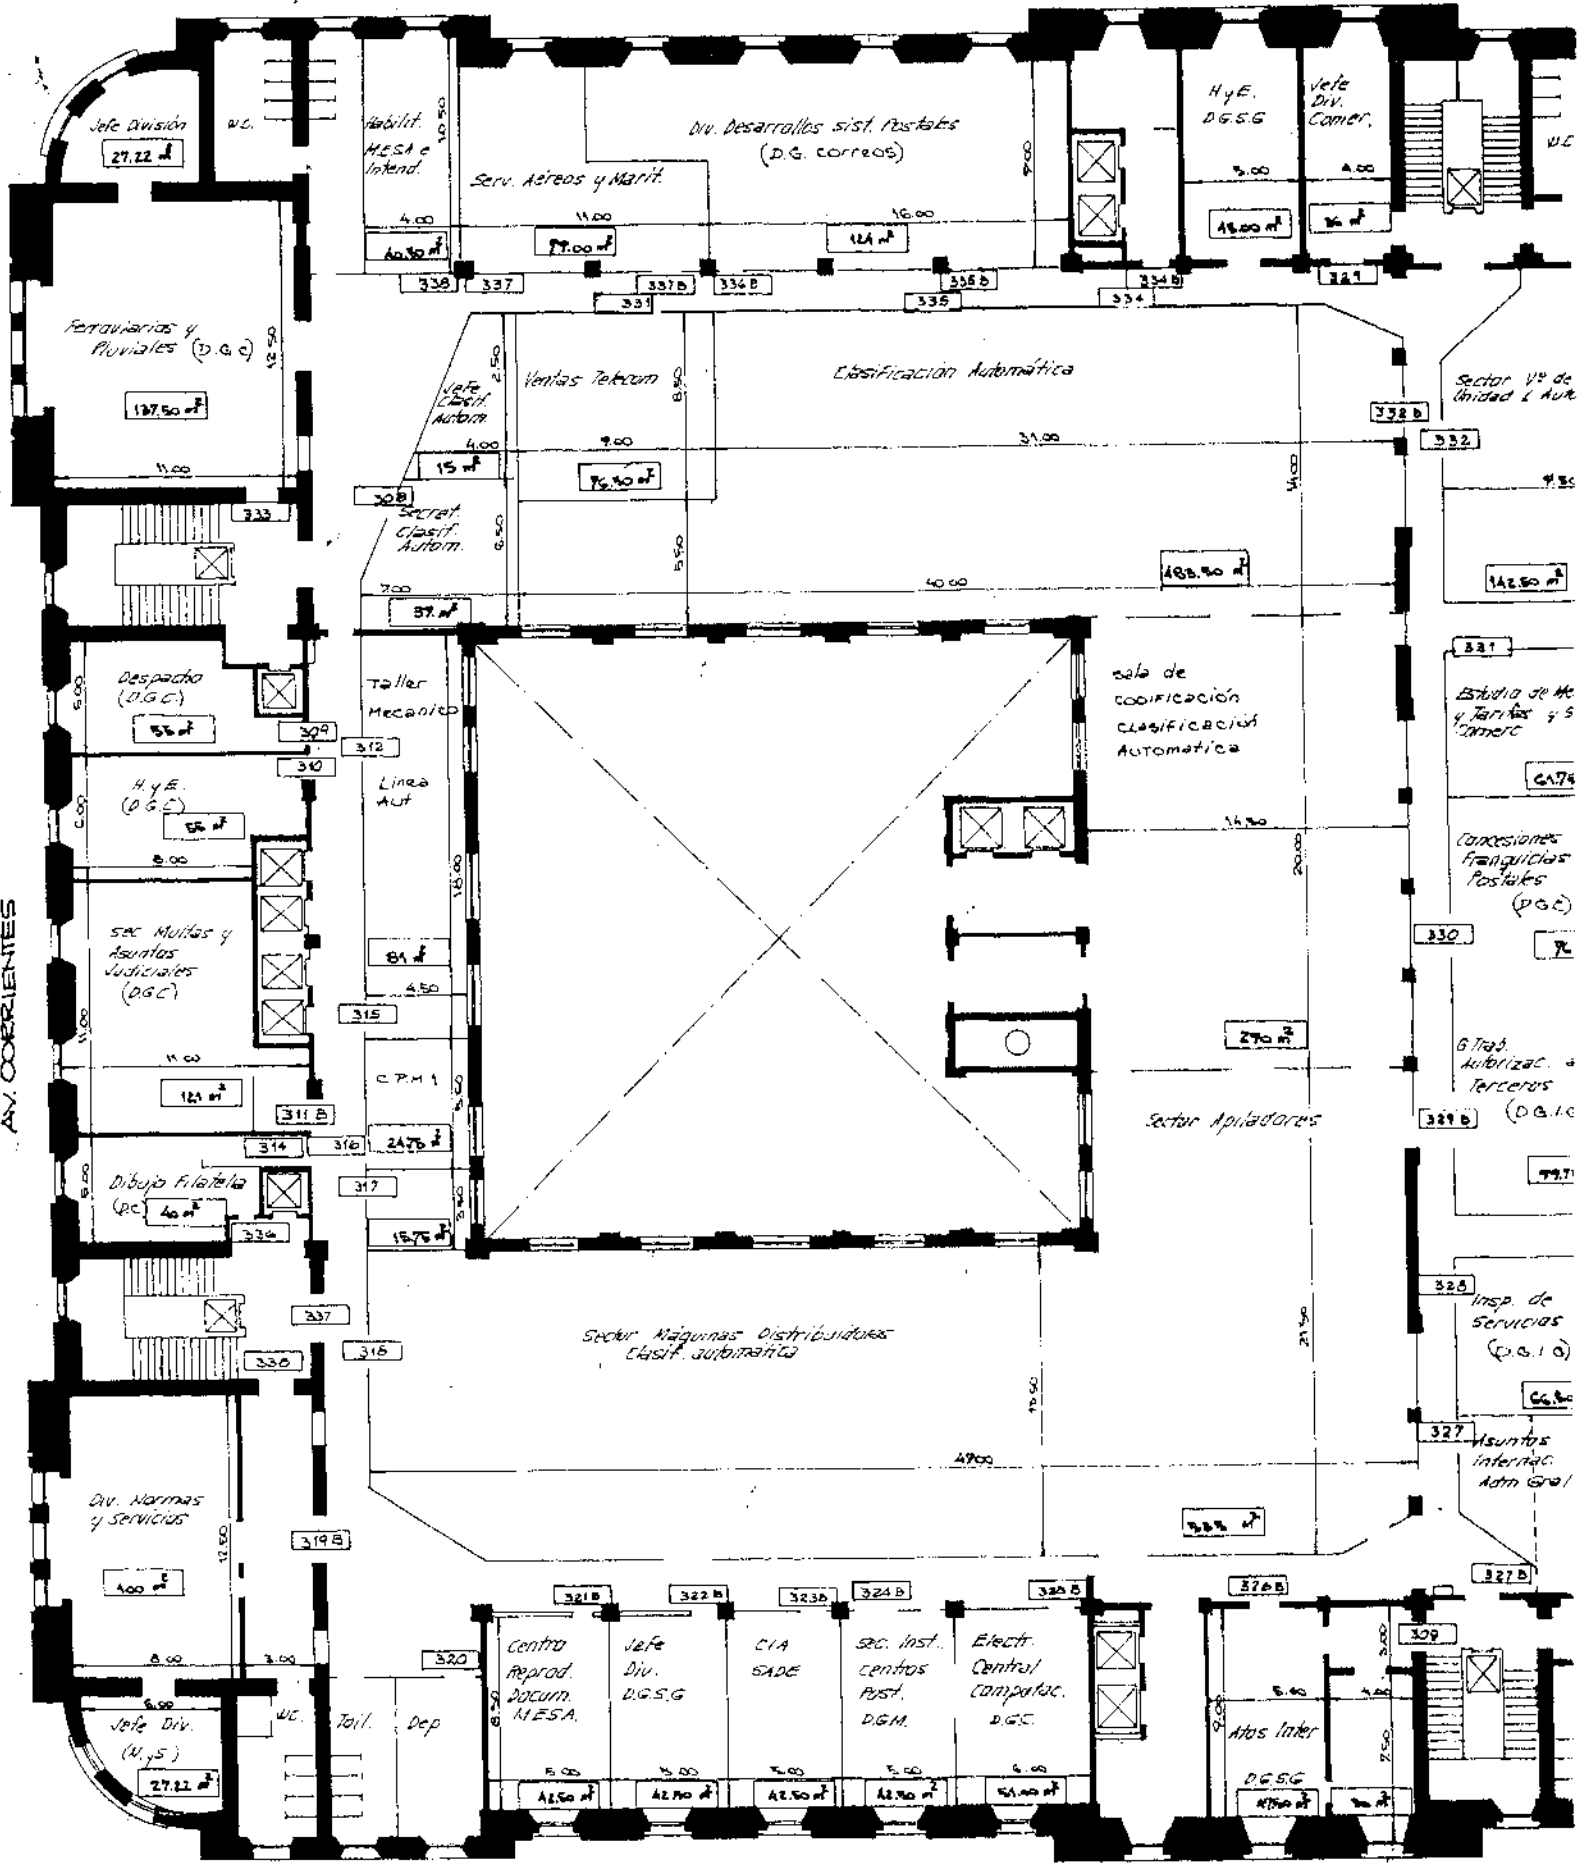

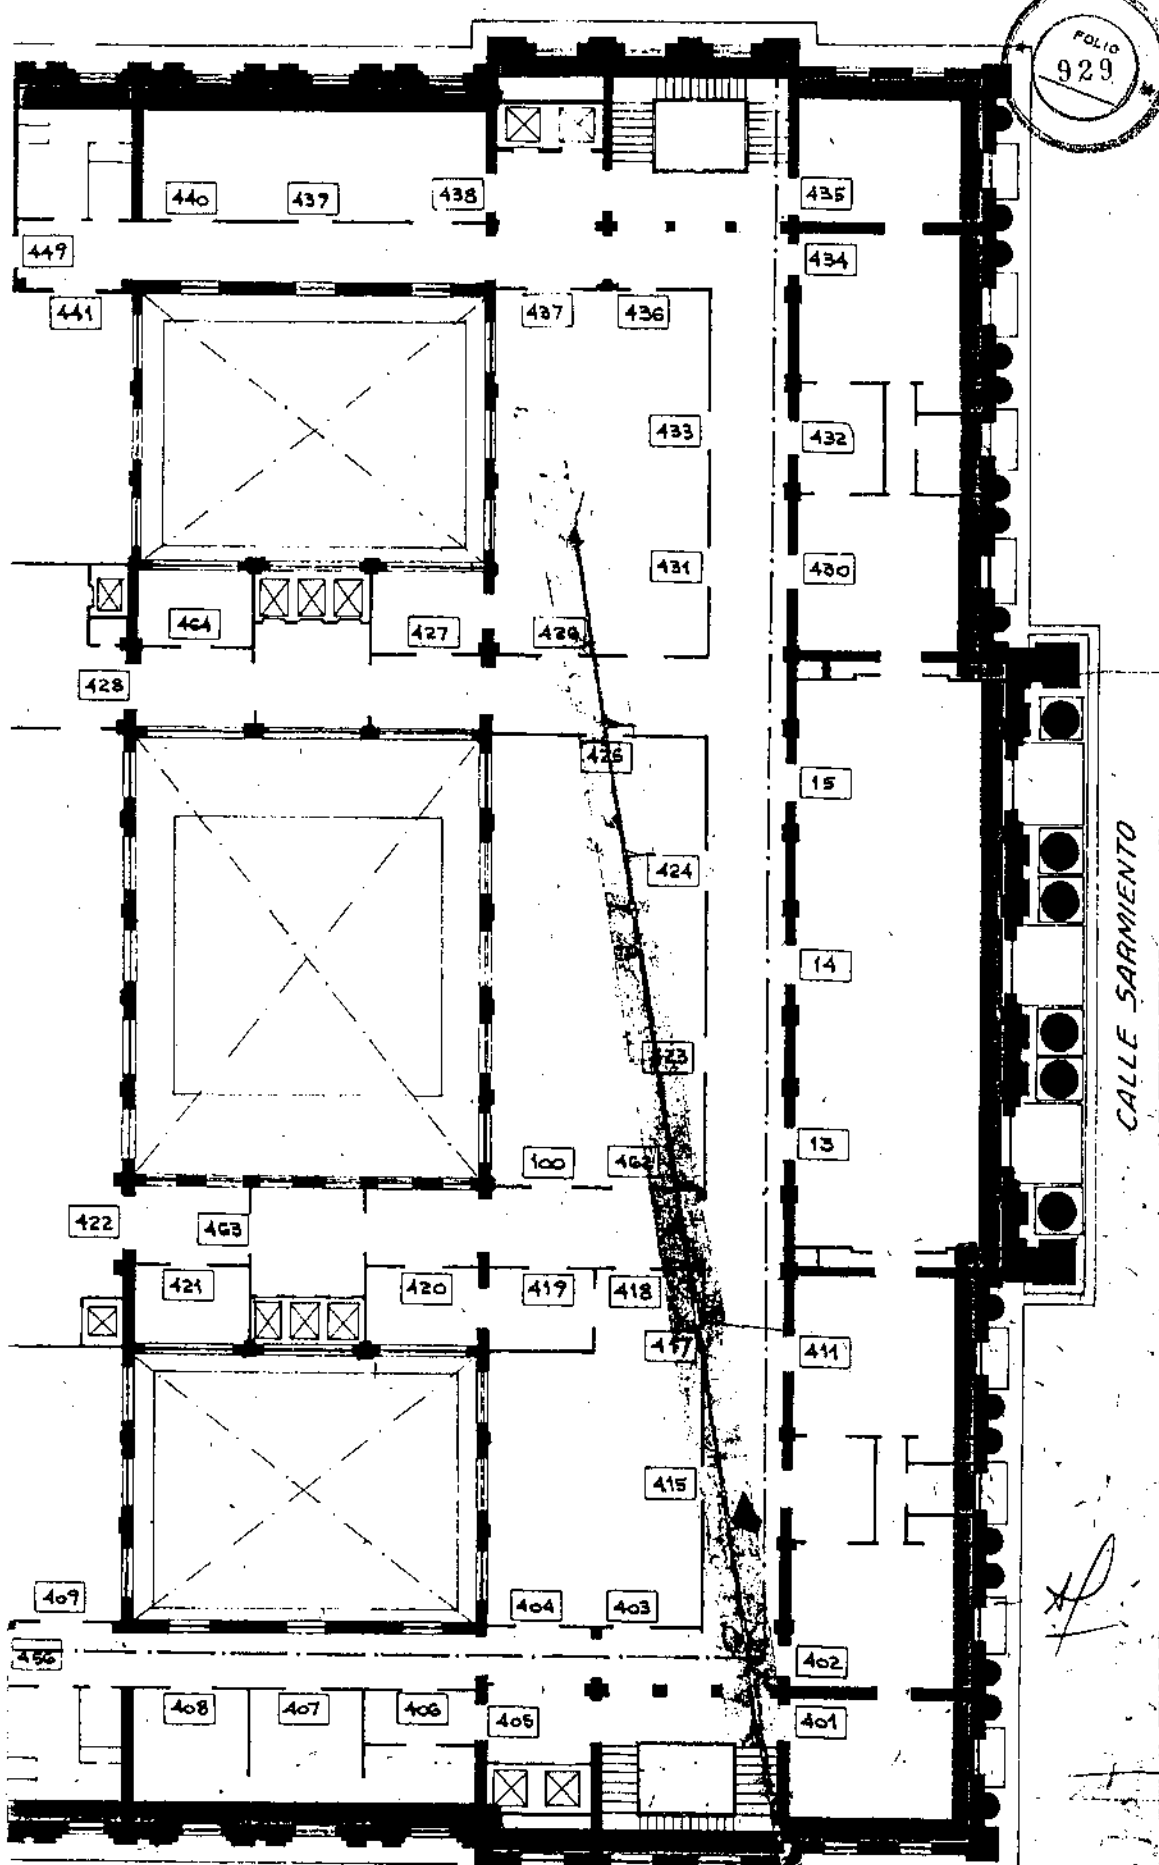


CALLE SARMIENTO

Planta 4° PISO

CALLE BOUCHARD

CALLE CURRUTUPE

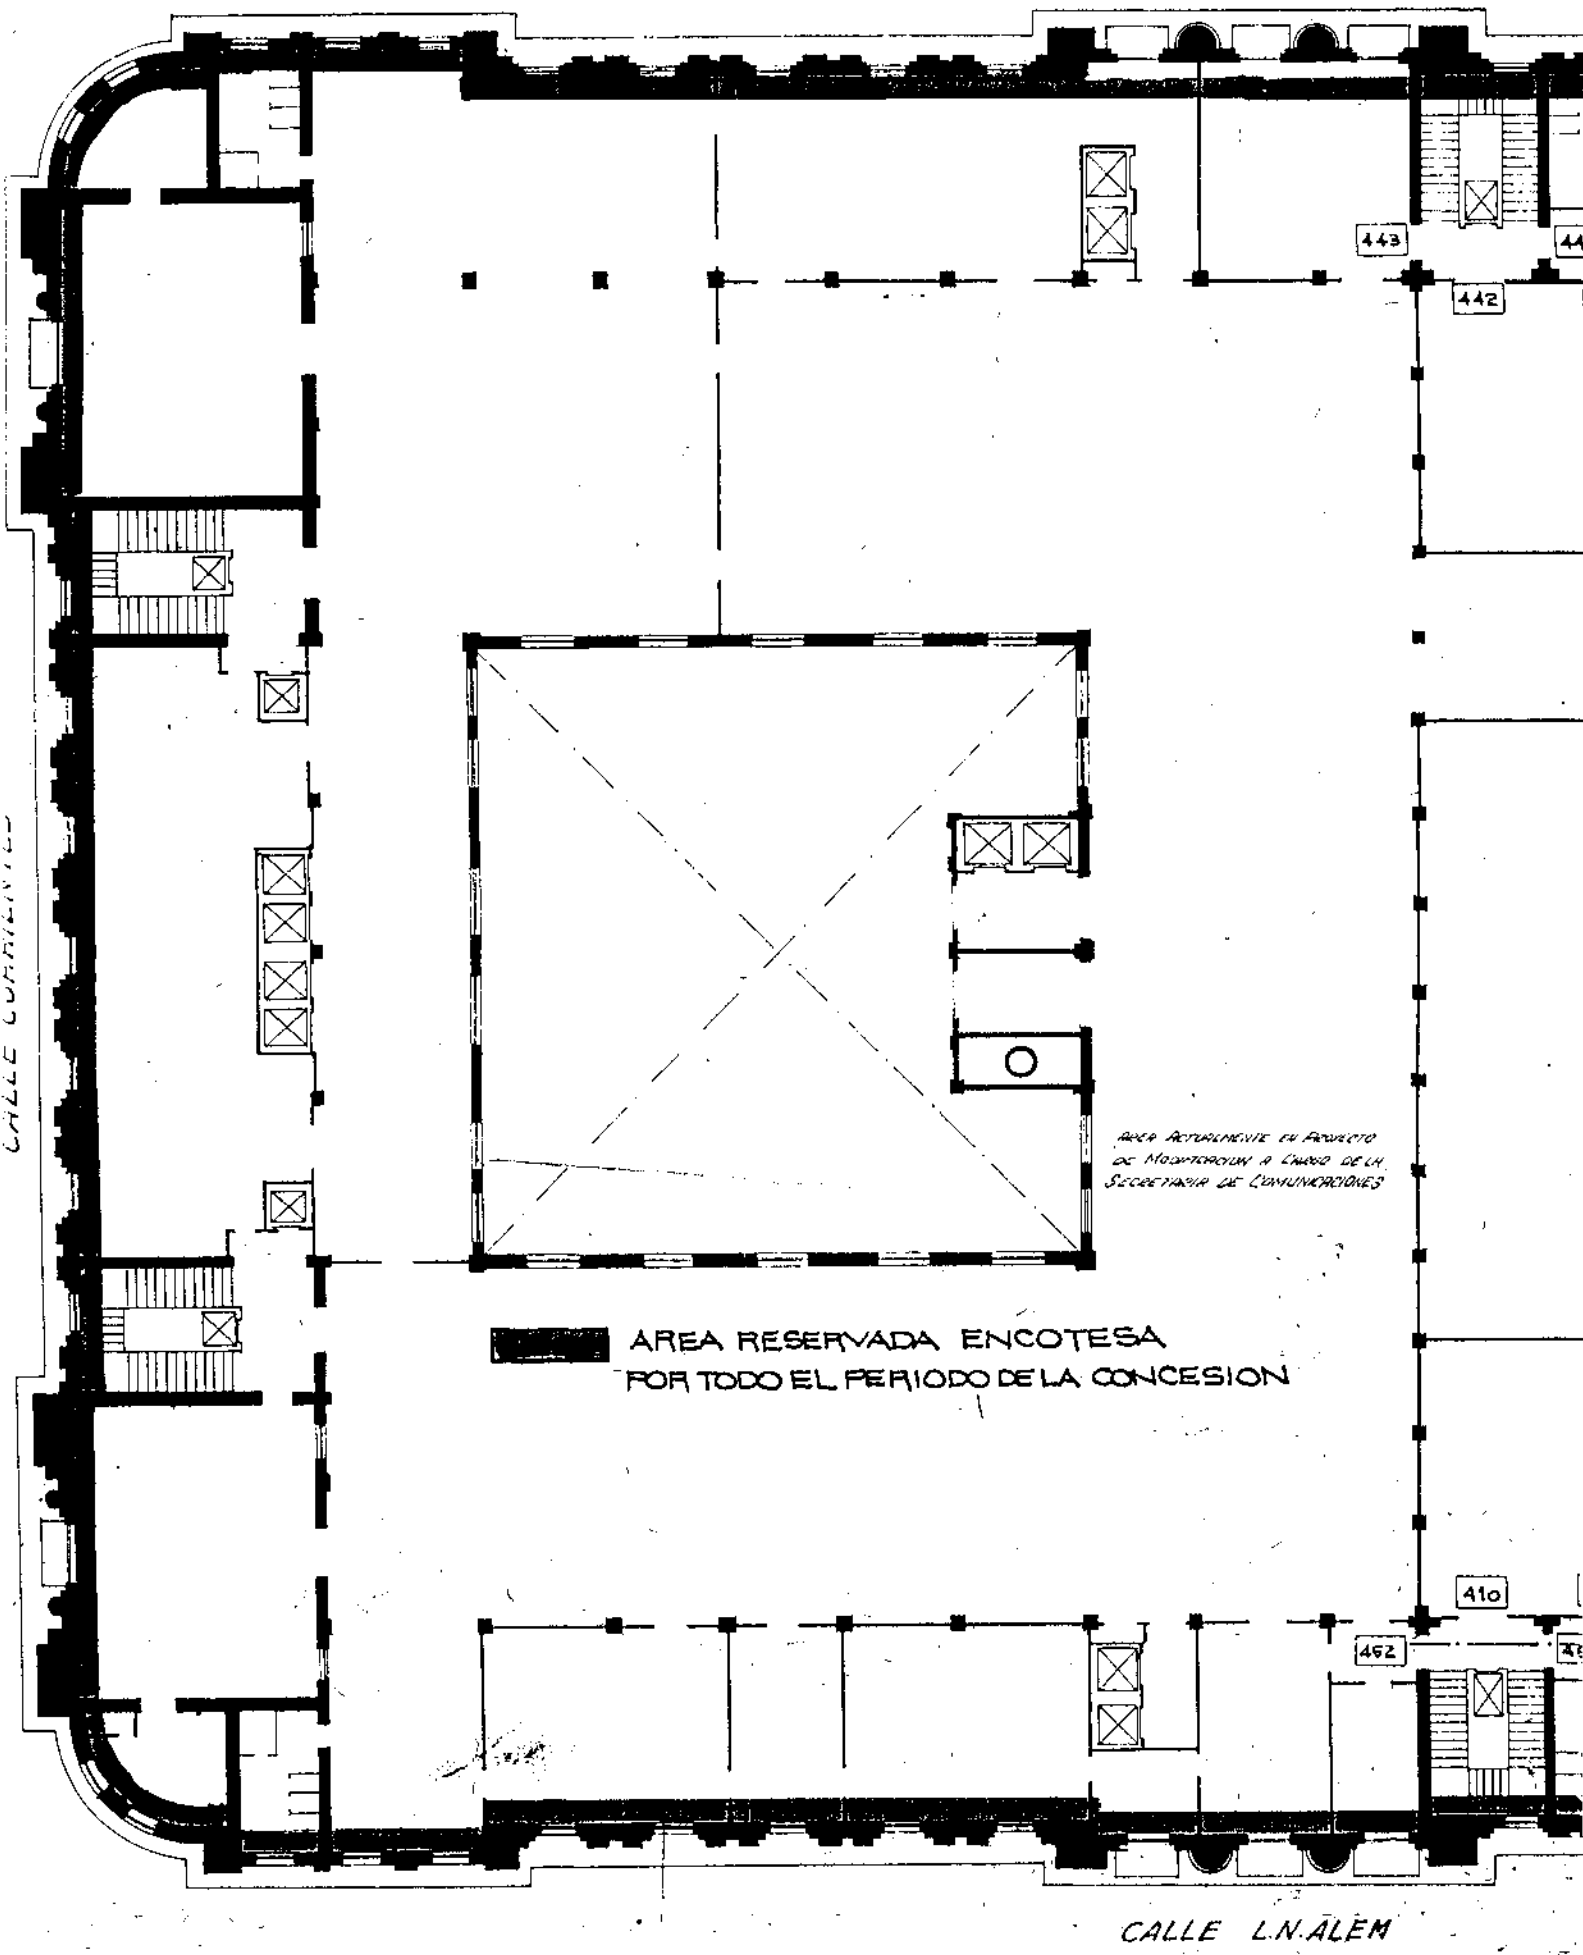


AREA ACTUALMENTE EN PROYECTO DE MODIFICACION A CARGO DE LA SECRETARIA DE COMUNICACIONES

**AREA RESERVADA ENCOTESA POR TODO EL PERIODO DE LA CONCESION**

 CALLE L.N. ALEM



 **AREA RESERVADA ENCOTESA  
POR TODO EL PERIODO DE CONCESION**

 **AREA USO COMPARTIDA  
ENCOTESA - CONCESION**

SARMIENTO


*JL.G.*

SECRETARÍA DE EXPLOTACIÓN  
CORREO CENTRAL PLANTA 5º PISO  
DISTRIBUCION OFICINAS

J.L.G.      NOV. 1990


*[Signature]*  
Luis Carlos A. CORTES

CC - 2953

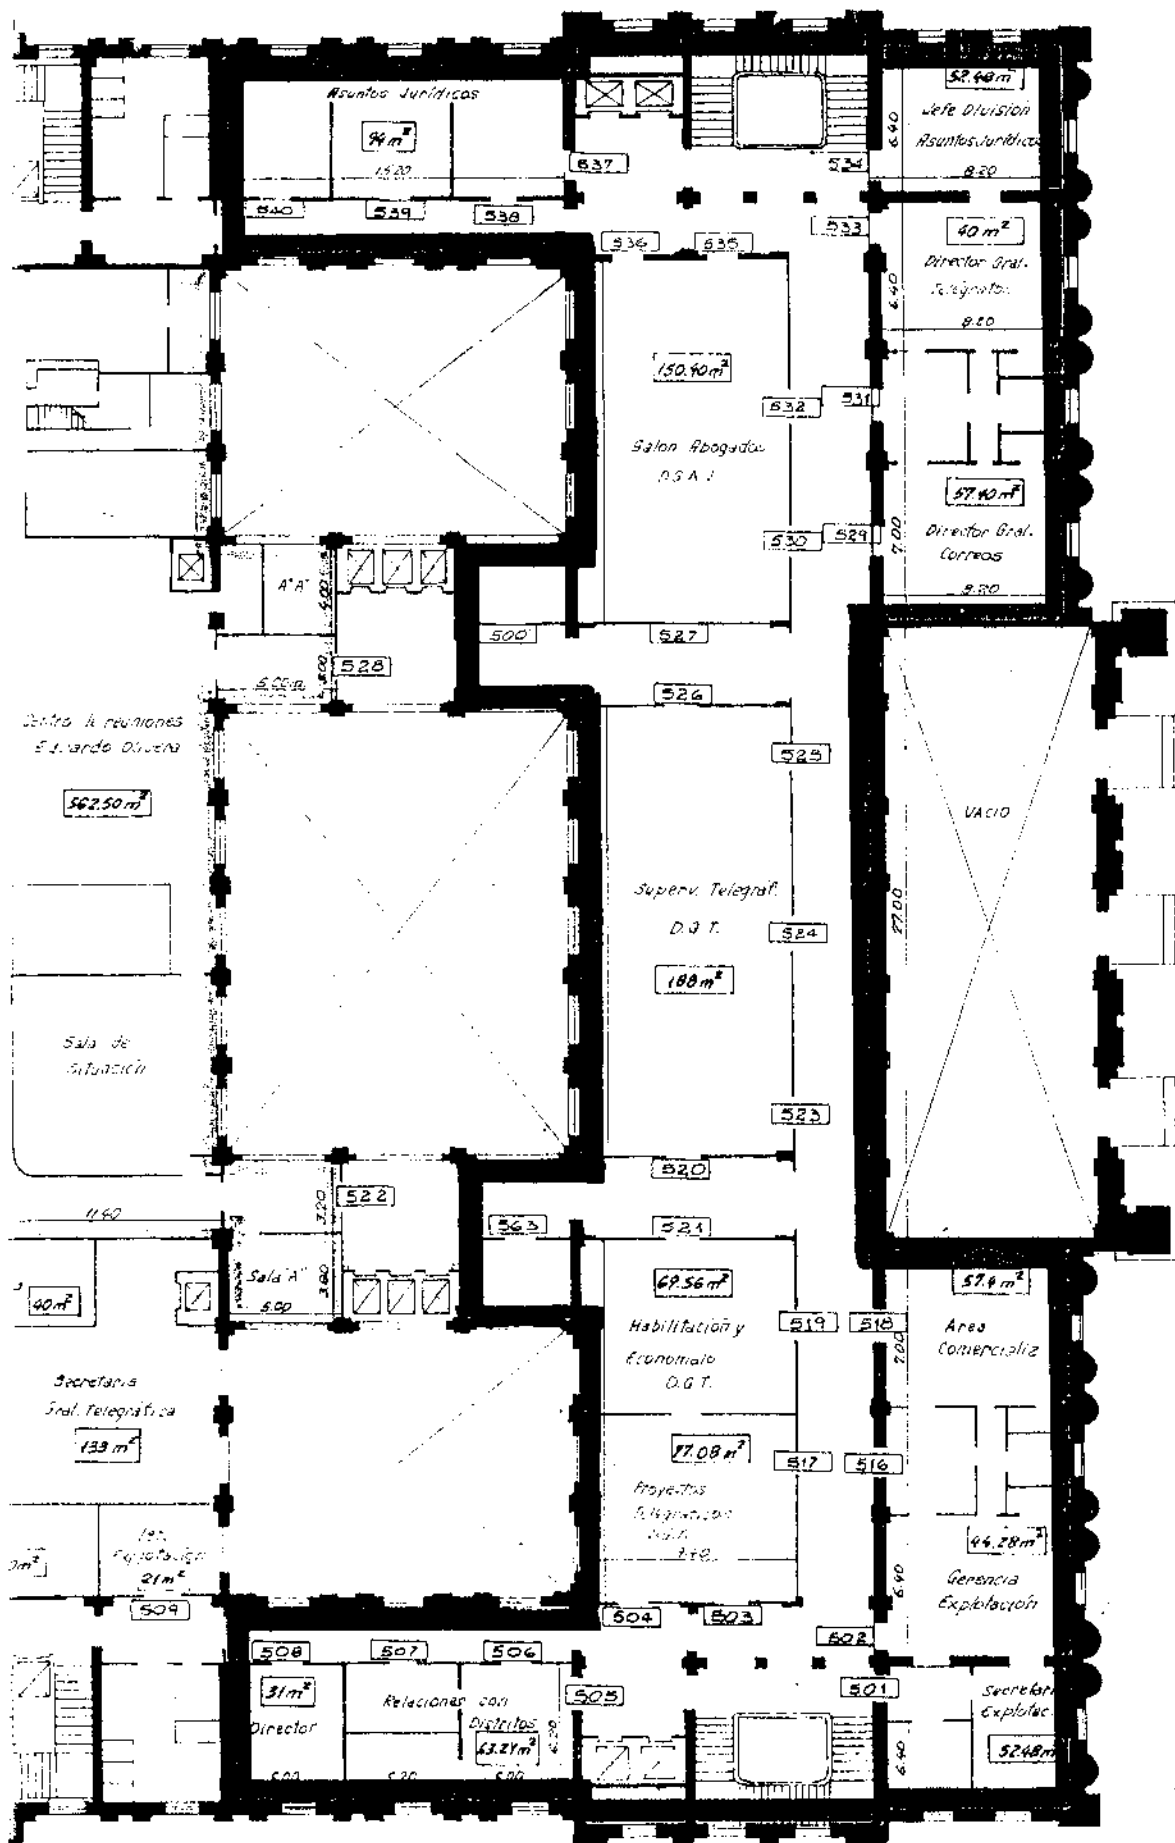


AREA RESEF  
 POR TODO EL PE  
  
 AREA USO C  
 ENCOTESA

SARMIENTO



  
**CORREO CENTRAL**  
 DISTRIBUCION OFICINAS  
  
 J.C.G.  
 Ara Carlos A. CORRES



AV. CORRIENTES

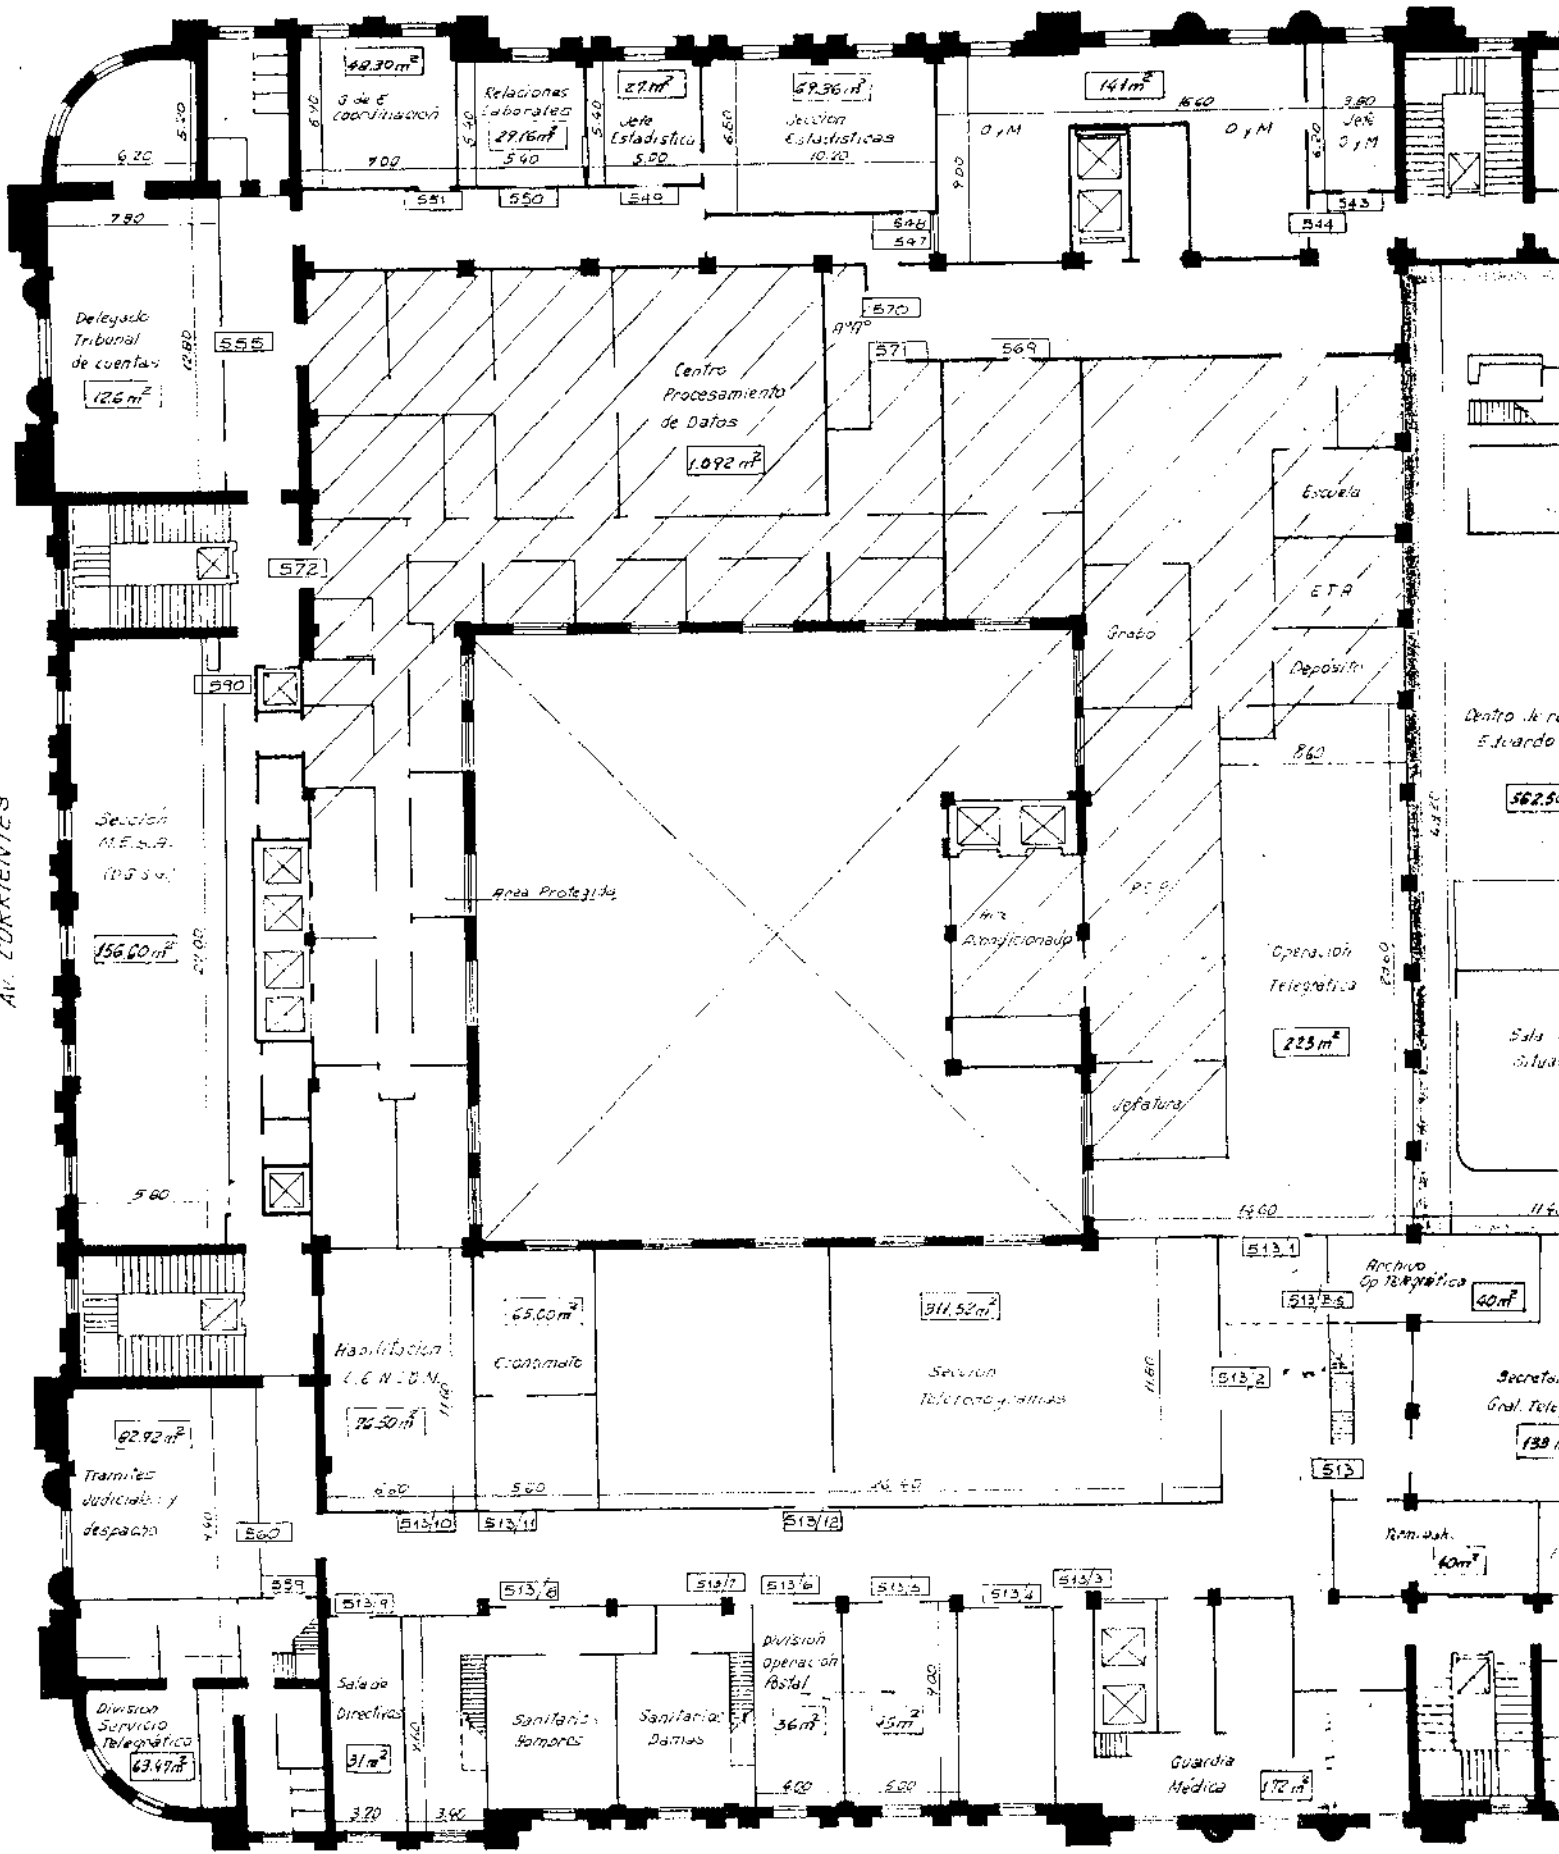

AV. L.N.ALEM

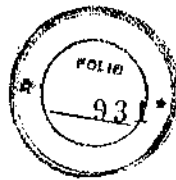


AREA USO COMPARTIDA  
ENCOTE SA - CONCESION

*Handwritten mark resembling a stylized '7' or 'F'.*

REHECHO POR DETERIORO MAYO DE 1993

<b>ENCOTEL</b> ARGENTINA		<b>DIRECCION GENERAL</b> INGENIERIA Y ARQUITECTURA	
<b>CORREO CENTRAL</b> (PLANTA ENTREPISO 5º PISO)			
<b>DISTRIBUCION OFICINAS</b>			
PROYECTISTA DE OBRA	DIBUJANTE	FECHA DEL PROYECTO	
	De Pascale	MAYO / 93	
PROYECTISTA DE INSTALACIONES	VR. SR. JEFE DE DIBUJO	FECHA DE APROBACION	
		ESCALA: 1:200	
JEFE DE SECCION	VR. SR. DIRECTOR GENERAL	Nº	
JUAN SUAREZ S. SUAREZ	<i>(Signature)</i>	CC - 3016	
JEFE DE DIVISION			
EDUARDO SUAREZ			

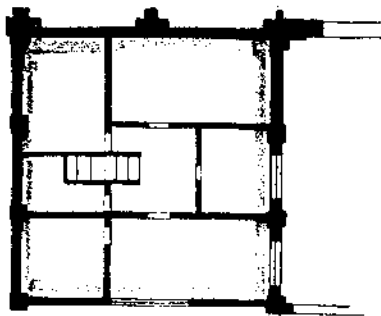

① JEFA DISTRIBUCION TELEGRAFICA

SECT. TELEGRAFICA

SECTOR EXPTES.

DISTRIB. TELEGRAF.

SECTOR EXPTES. y T.T.I.I

DISTRIB. TELEGRAF.


SECTOR PERSONAL DINT. TELEGRAF.


SARMIENTO

VACIO

RE  
C  
D

RE  
C  
D

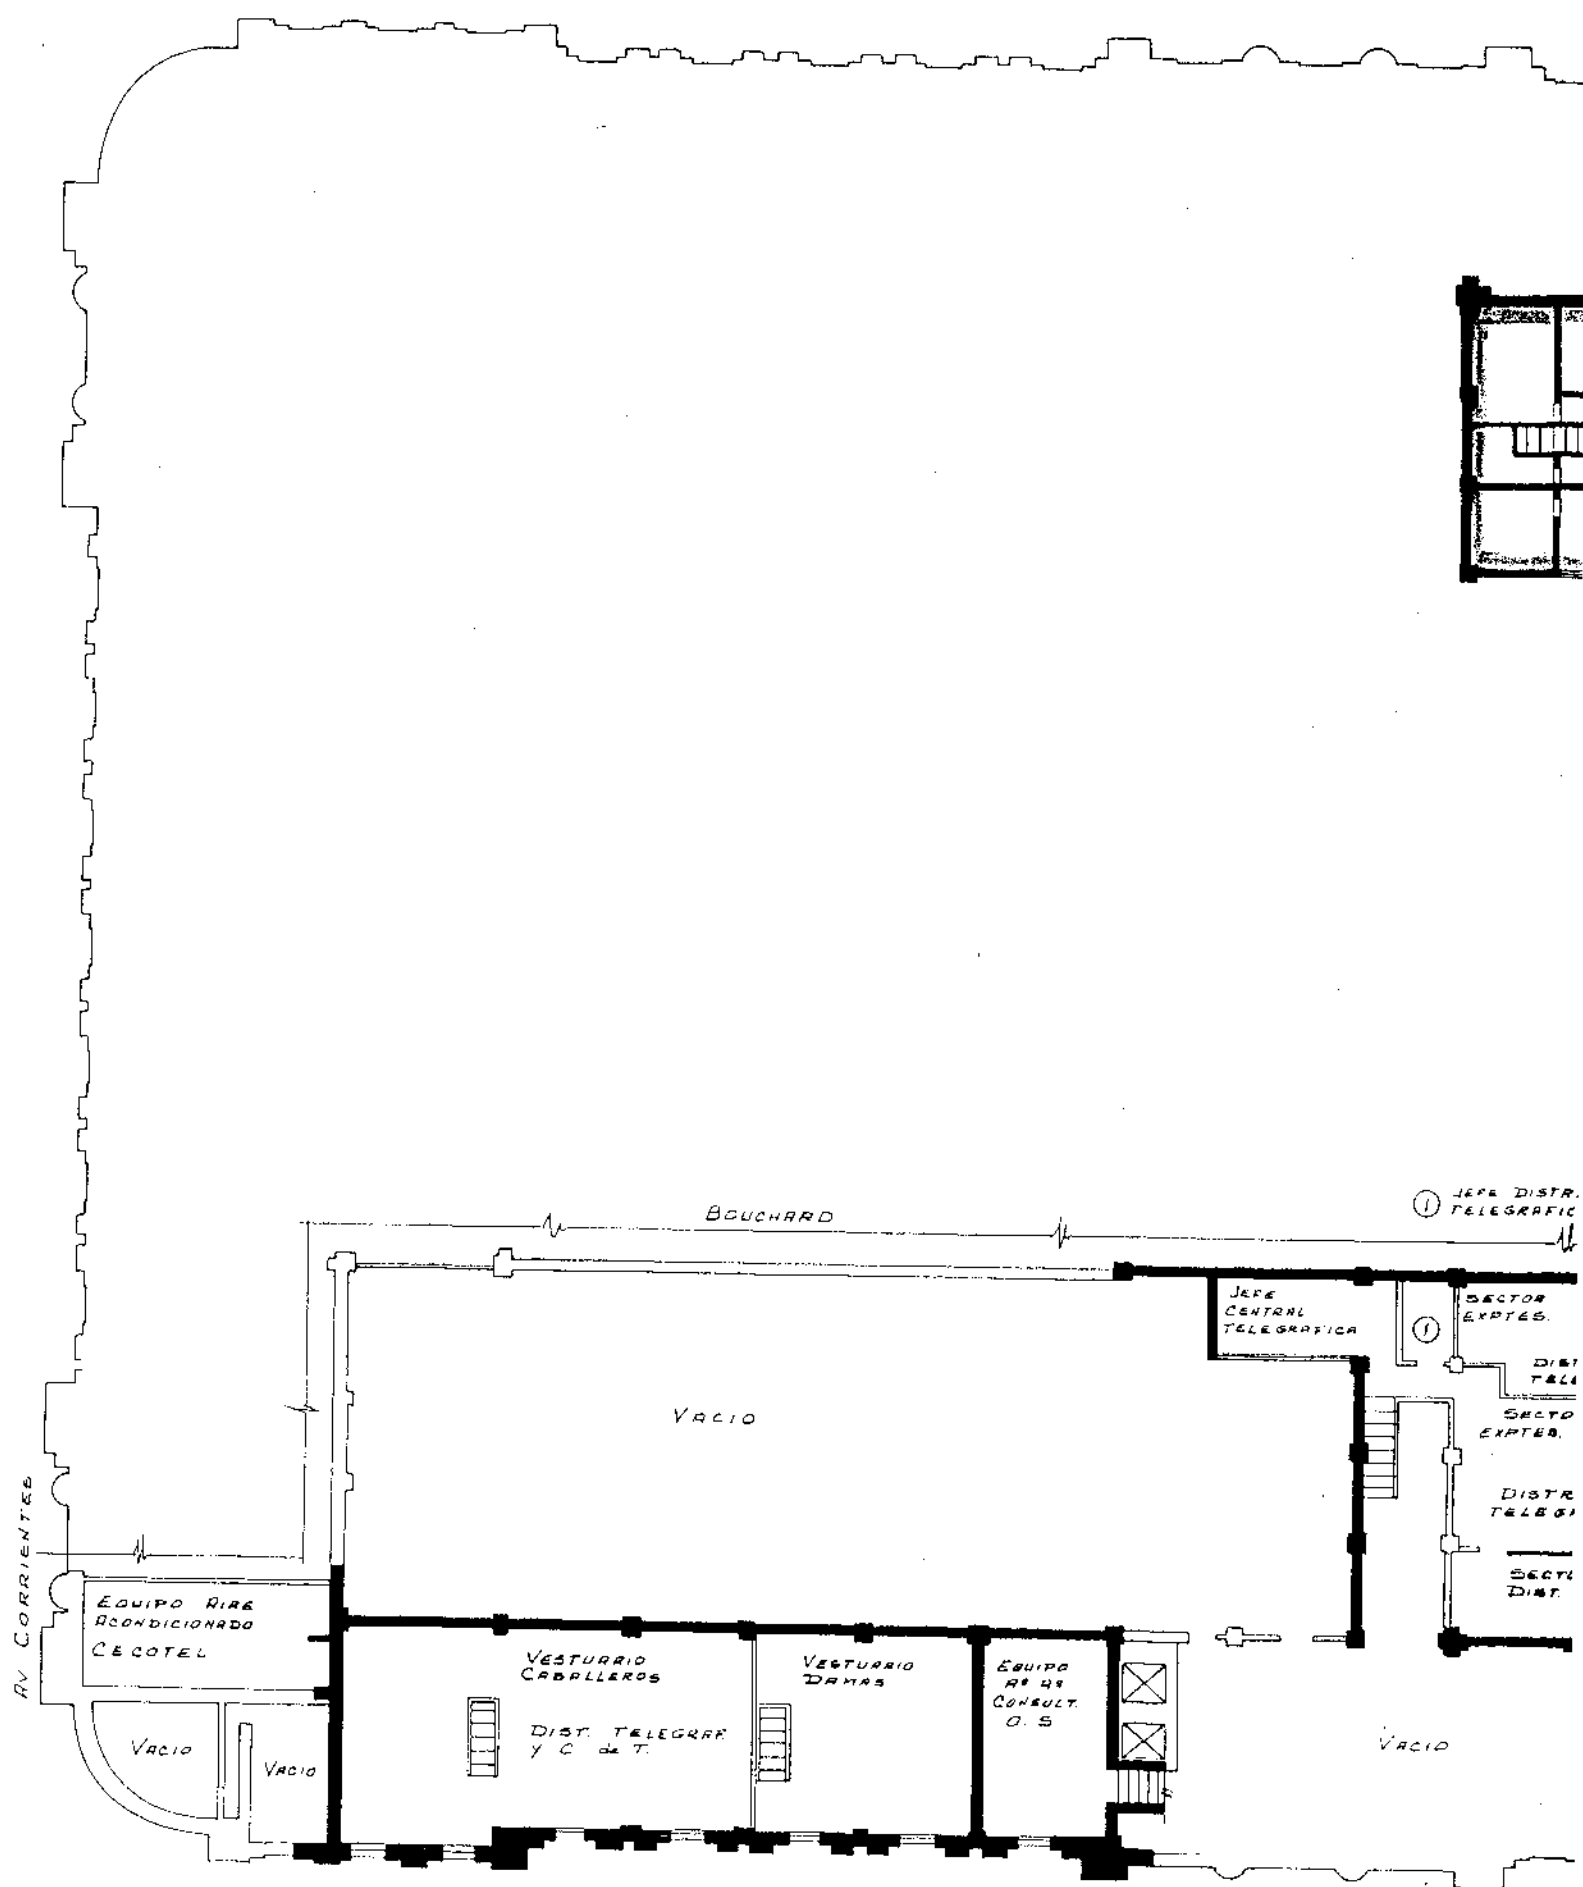

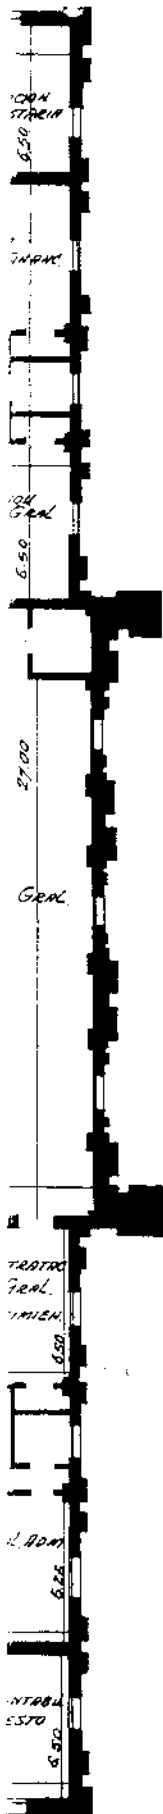


AREA RESERVADA ENCOTESA  
FOR TODO EL PERIODO DE LA CONCESION

*[Handwritten signature]*

REHECHO POR DETERIORO MAYO 1993

<b>ENCOTEL</b> ARGENTINA		DIRECCION GENERAL INGENIERIA Y ARQUITECTURA	
CORREO CENTRAL PLANTA 6° PISO DISTRIBUCION OFICINAS			
VI. O. PROYECTISTA DE OBRA	DIBUJANTE <i>Siviera</i>	FECHA DEL PROYECTO	
VI. O. PROYECTISTA DE INSTALACIONES	VI. O. JEFE DE DIBUJO	FECHA DE DIBUJO	
VI. O. JEFE DE DIVISION		FECHA DE APROBACION	
VI. O. DIRECTOR GENERAL		ESCALA: 1:200	
VI. O. JEFE DE DIVISION		Nº CC-3017	


Jefe de División [DIA-004]

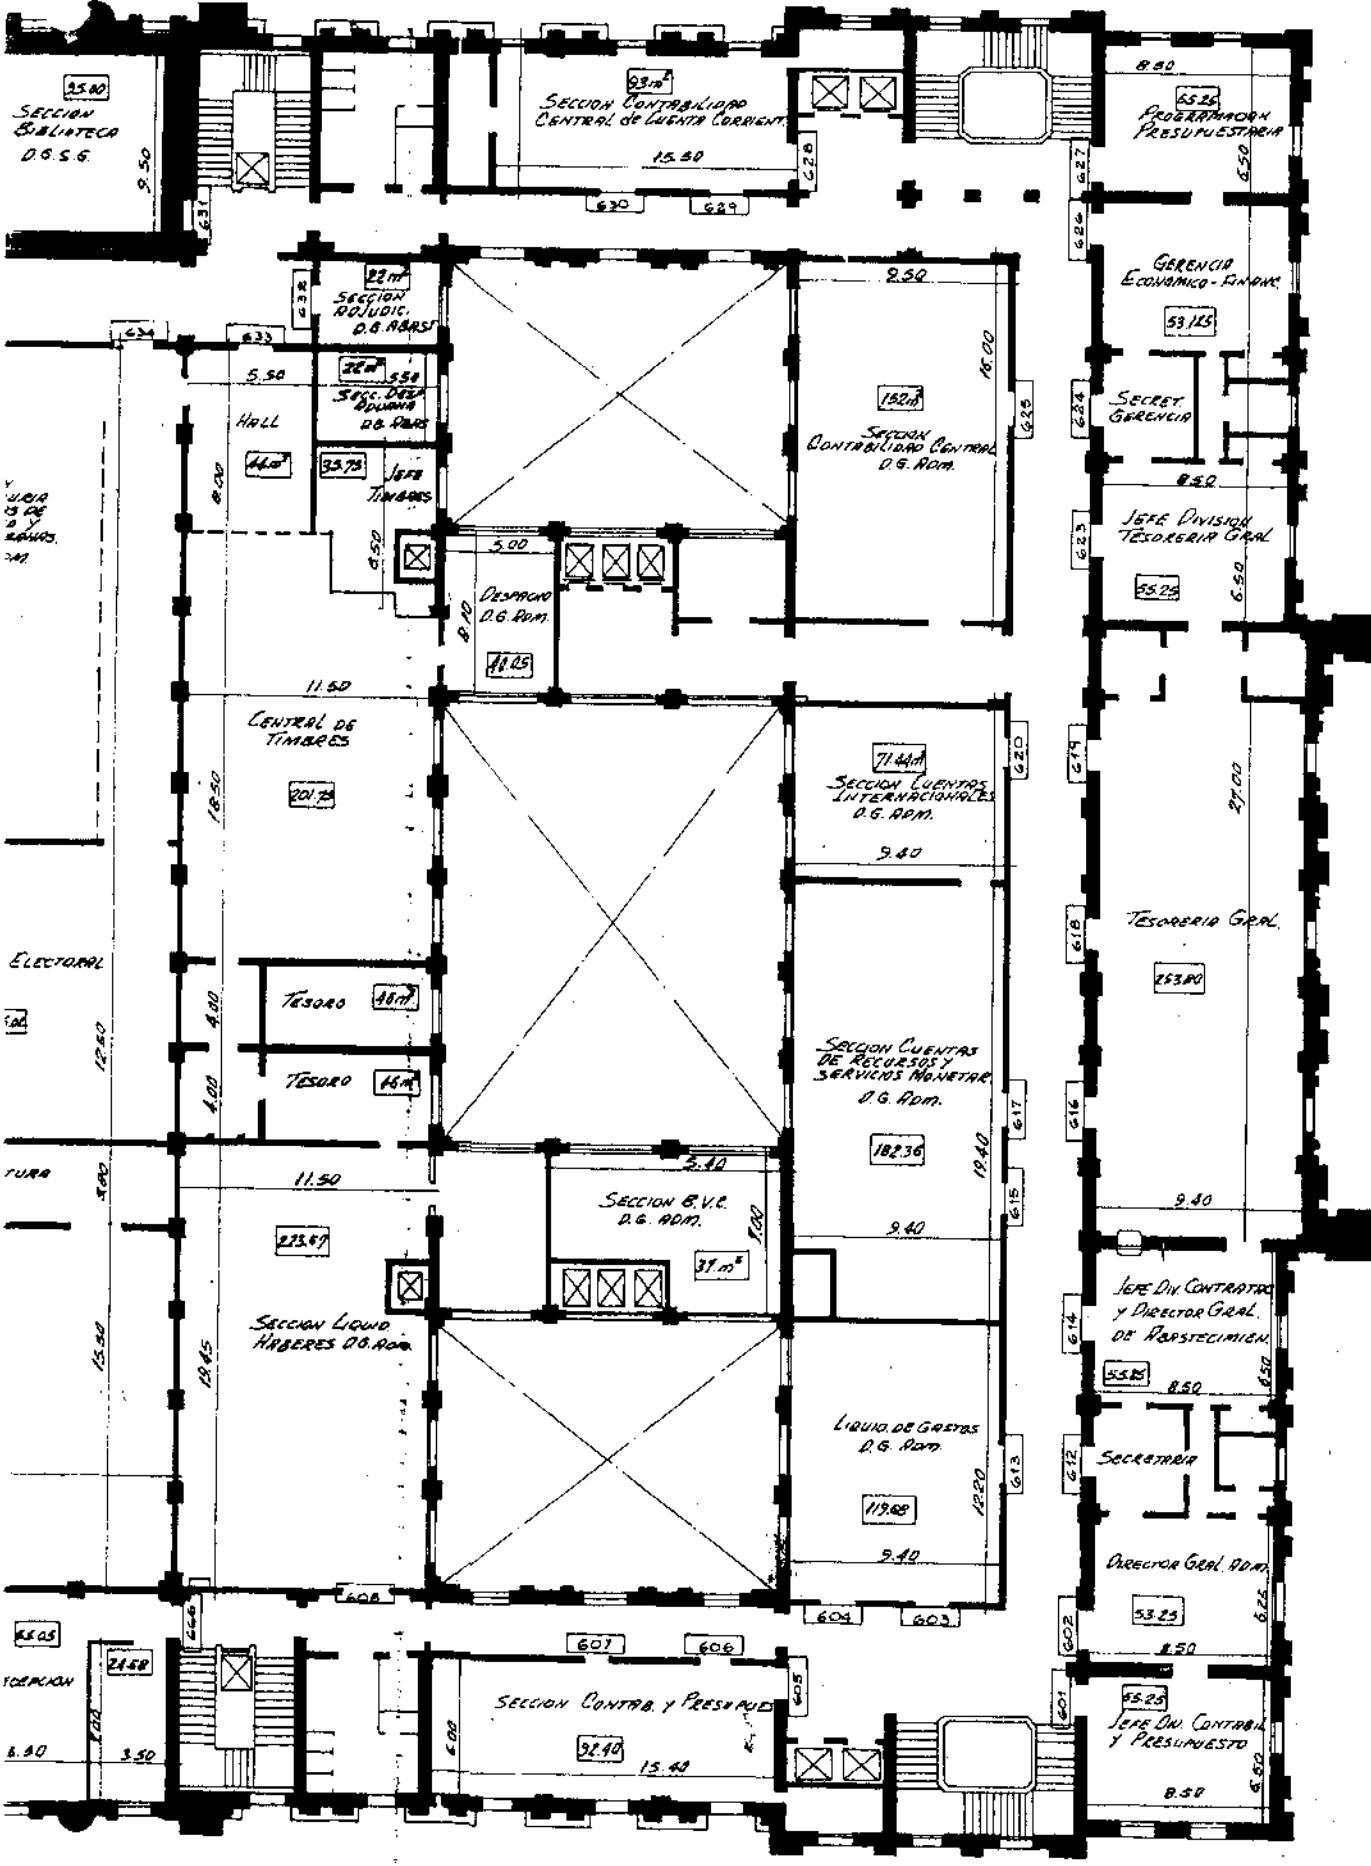

CALLE SARMIENTO

CL DL



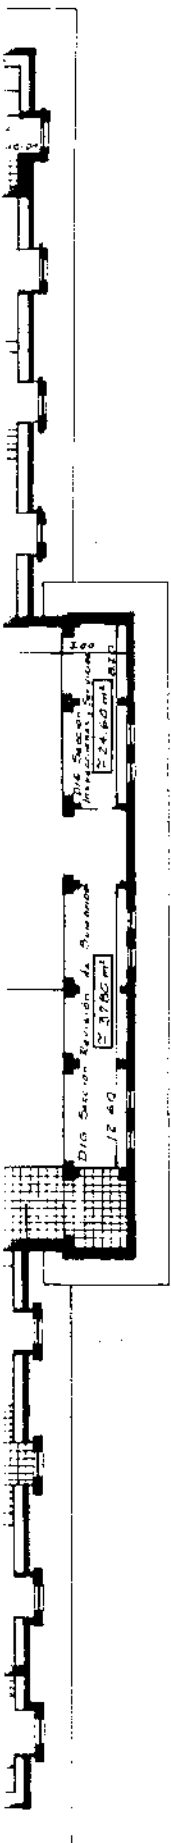

**AREA RESERVADA ENCOTE SA  
POR TODO EL PERIODO DE LA CONCESION**


*Handwritten signature or initials.*

REHECHO POR DETERIORO MAYO DE 1993


		DIRECCION GENERAL INGENIERIA Y ARQUITECTURA	
<b>CORREO CENTRAL (PLANTA 7º PISO)</b> DISTRIBUCION OFICINAS			
VI. SR. PROYECTISTA DE ORIGEN DE PASCALE	DISEÑOS DE PASCALE	FECHA DEL PROYECTO FECHA DE DISEÑO: MAYO/93	
VI. SR. PROYECTISTA DE INSTALACIONES	DE PASCALE	FECHA DE APROBACION ESCALA: 1/200	
VI. SR. JEFE DE RECCION DE PASCALE	DE PASCALE	Nº CC-3018	
VI. SR. JEFE DE DIVISION DE PASCALE	DE PASCALE		





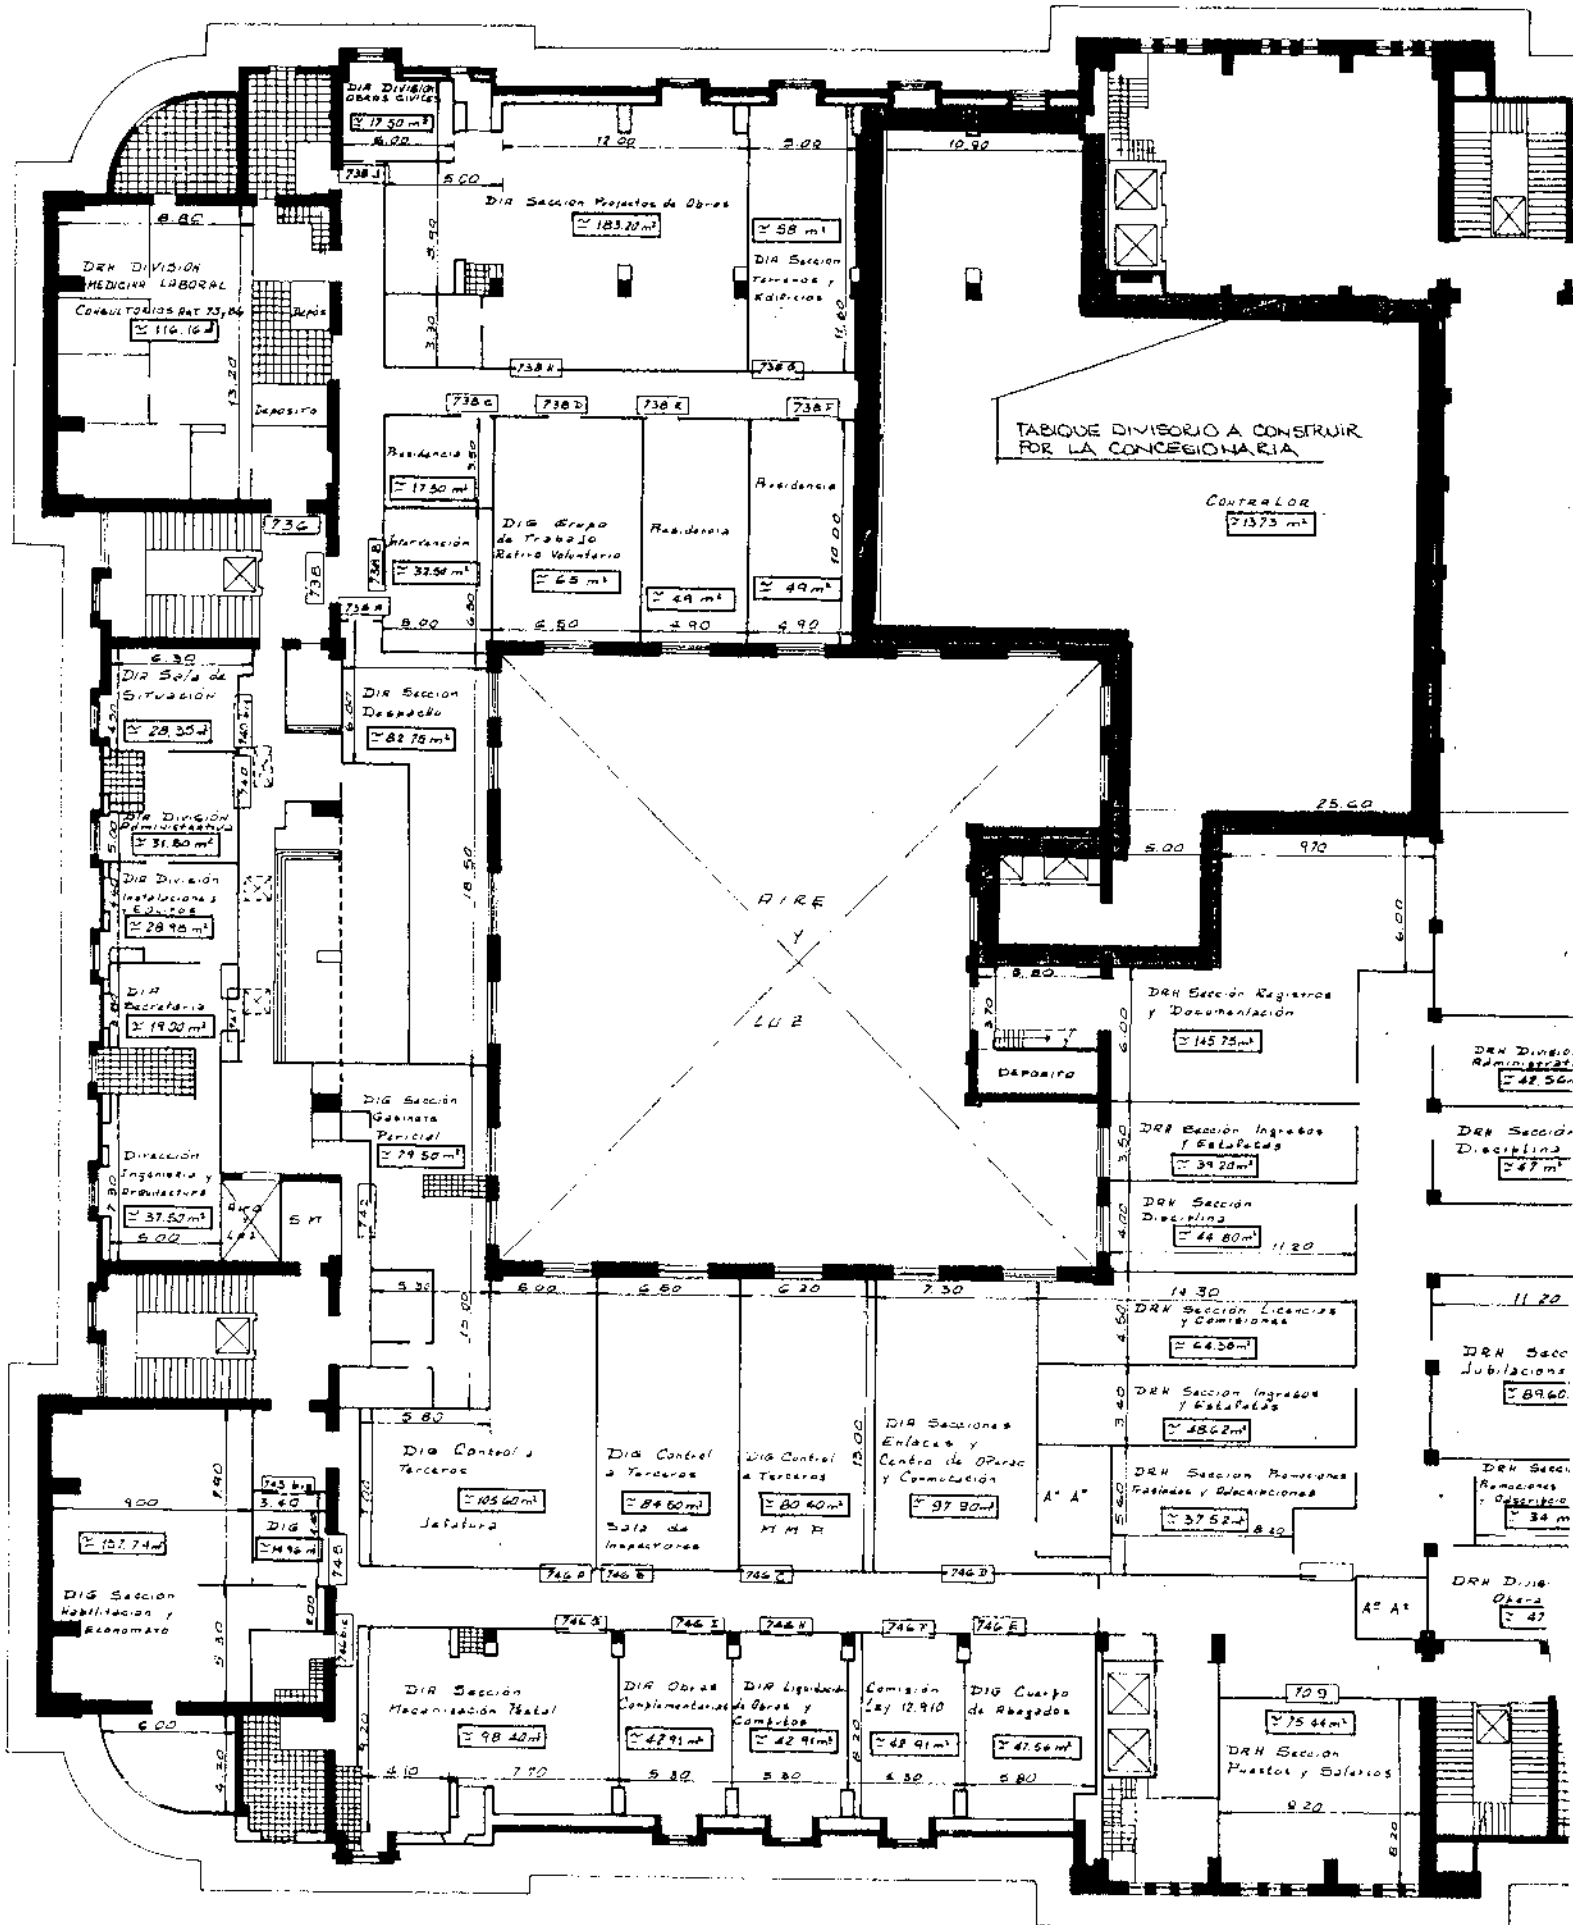

131

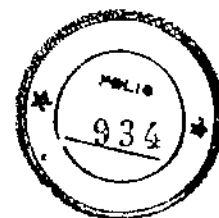

# Anexo 14

Cronograma

ANEXO 14

Cronograma desde la firma del Decreto (en Semanas)

